


PIANTA CENTRALE TERMICA - SCALA 1:50

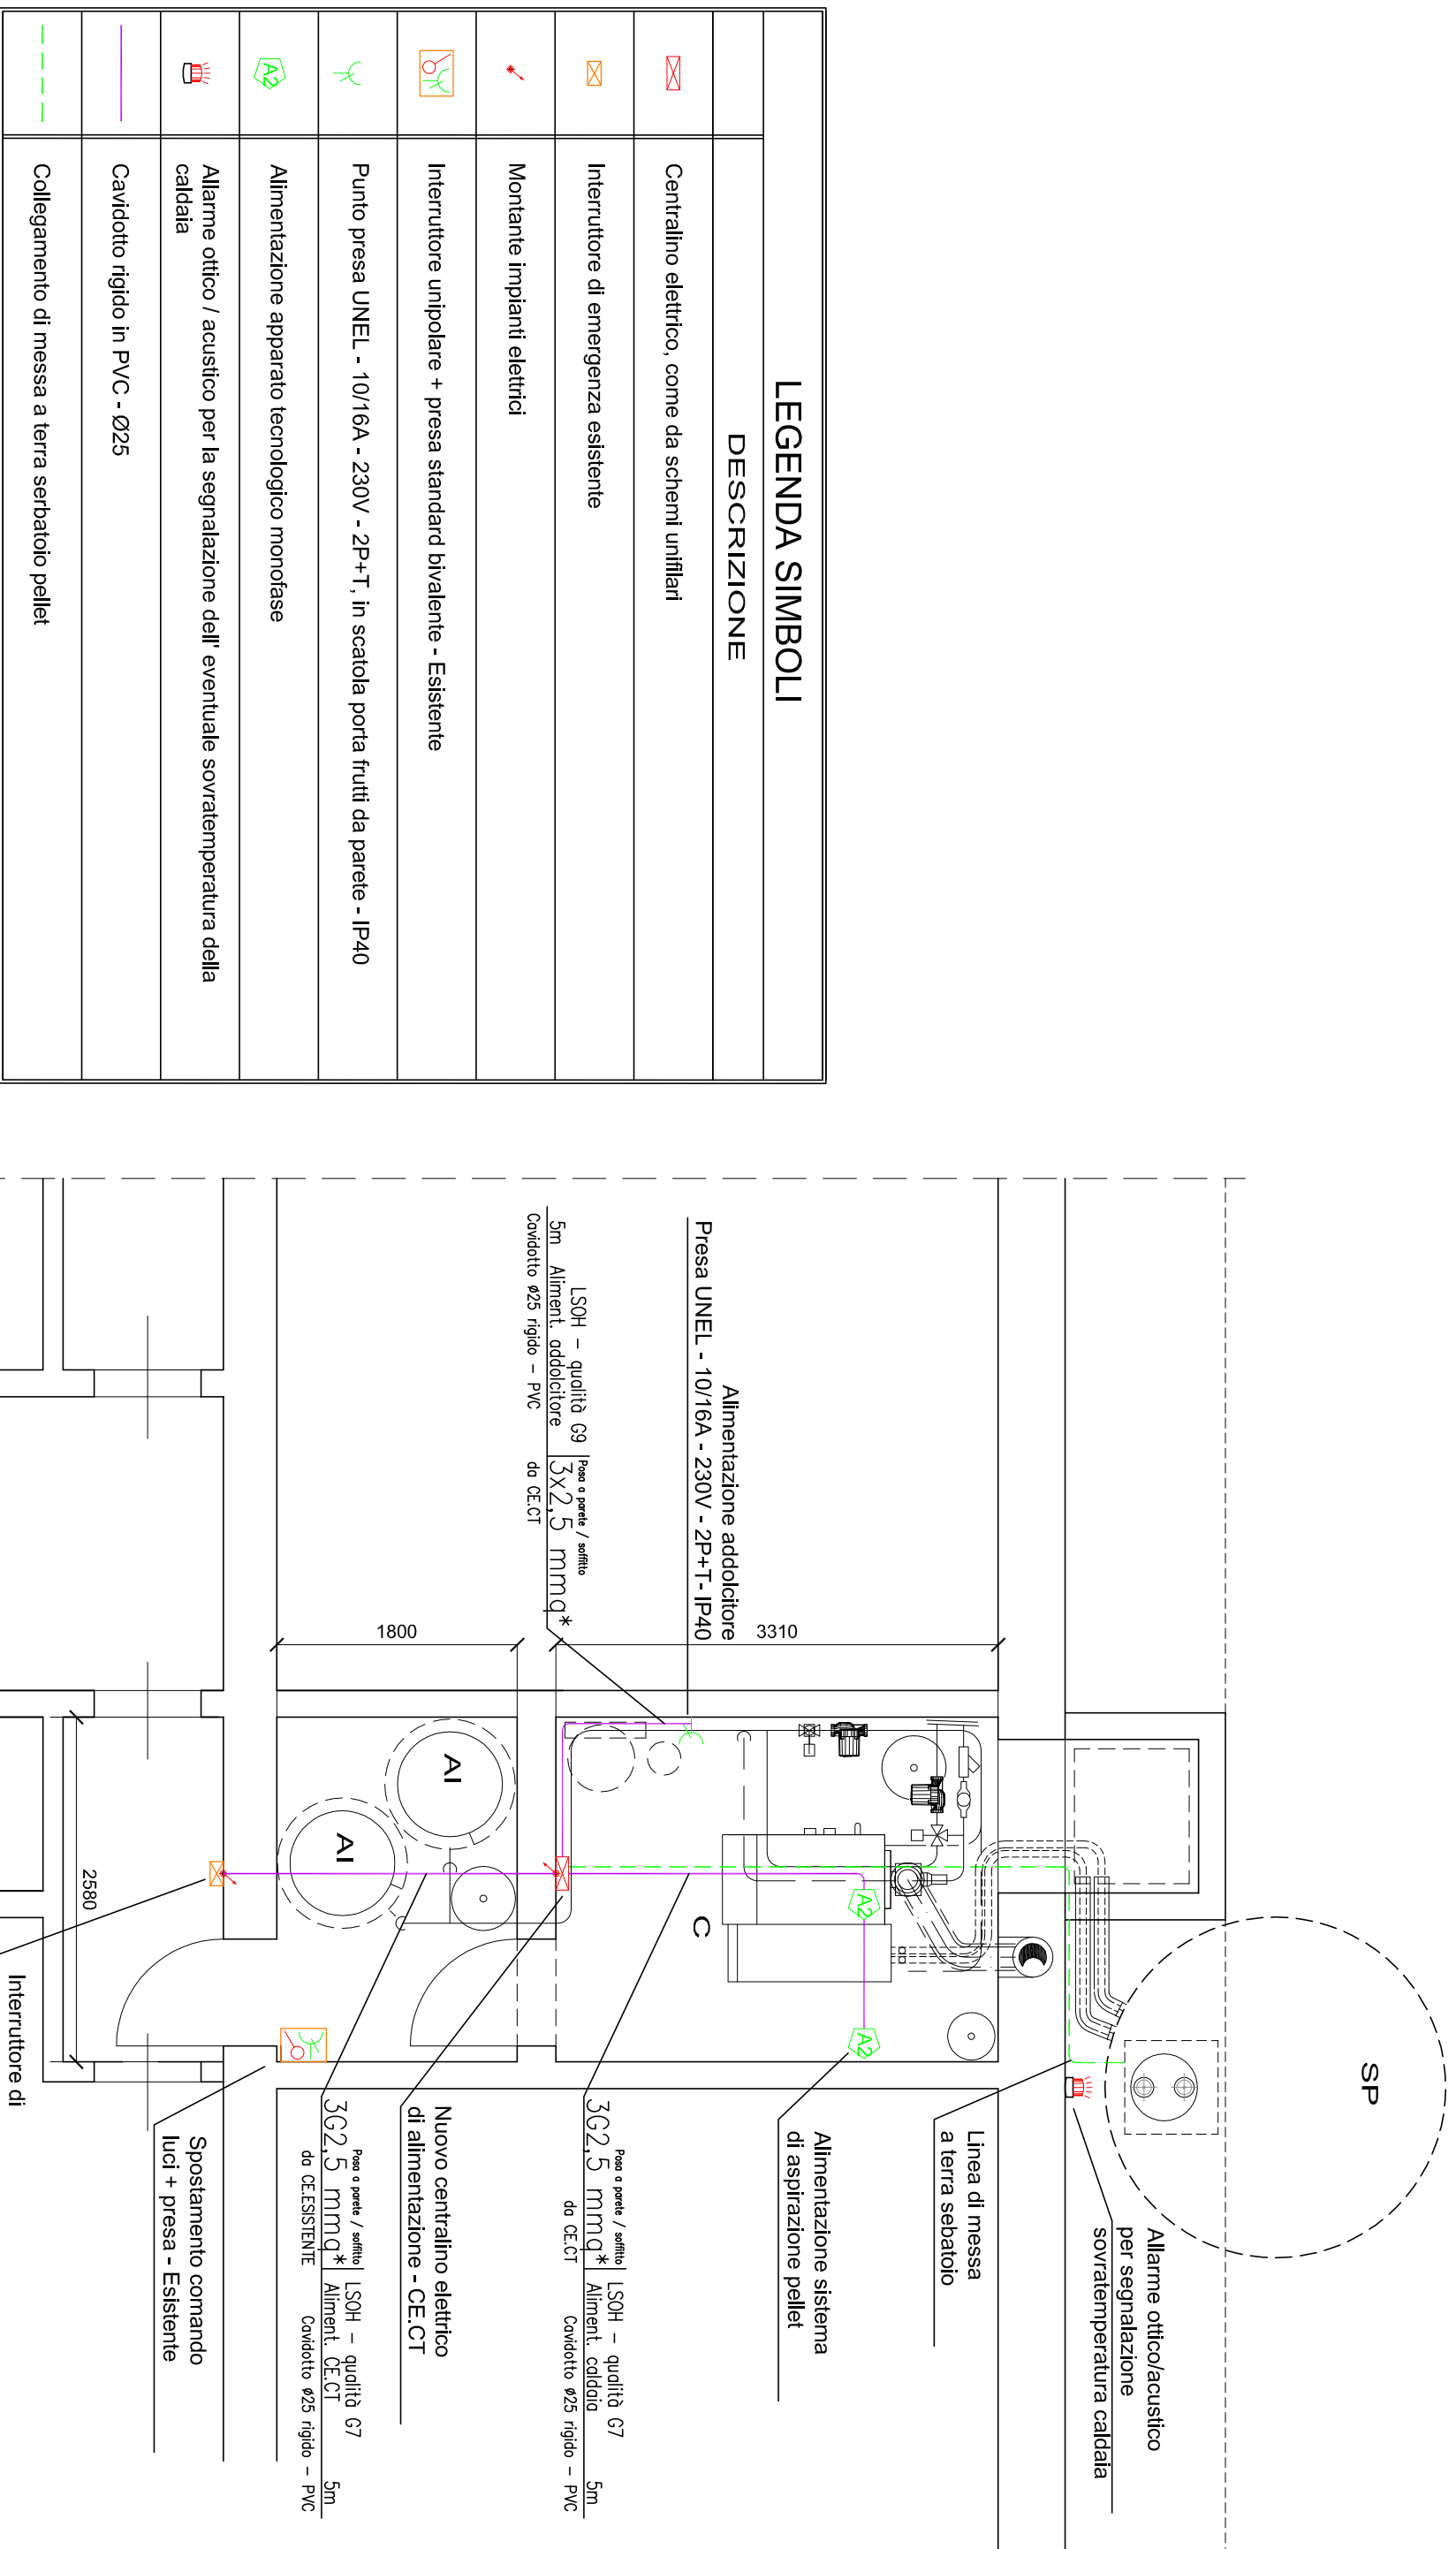

* N.B.
I conduttori elettrici dovranno essere conformi alla direttiva CPR secondo il DLgs 106/17

PASTORET Engineering & Consulting S.r.l.

Società di Ingegneria

REGIONE AUTONOMA VALLE D'AOSTA
COMUNE DI AOSTA

CORPO FORESTALE
DELLA VALLE D'AOSTA

**INTERVENTI DI EFFICIENTAMENTO
ENERGETICO
STAZIONE FORESTALE DI AOSTA**

Progetto esecutivo

NUMERO TAVOLA	TITOLO
E01	IMPIANTO ELETTRICO PIANTA CENTRALE TERMICA

Codice	Scala
2017-0020S	1:50
Sviluppato da per. ind. Francesco PASTORET	Redatto da Tec. Lorenzo Armenghi
Nome File E01..dwg	Controllato da per. ind. Francesco PASTORET

Rev.	Data	Motivazione
Rev.0	07/2017	Emissione elaborato

Per. Ind. Francesco Pastoret

Roberto Mascotto - EGE Certificato n.16MI00028PV1/2

Per. ind. Alex Besenval - EGE Certificato n.16DGG00005PVI

Regione Borgnalle, 10 - 11100 Aosta (Ao)

Tel/Fax 0165/45696 - e-mail info@pastoreb.it
web: www.pastoreb.it - CF/PD 01113260077




RINA
 UNI CEI 11359
 Esperti in passato dell'energia
 ENEC certificate


Timbro progettista

A termini di legge è vietato riprodurre o comunicare a terzi il contenuto del presente elaborato


PIANTA PIANO TERRENO – SCALA 1:100

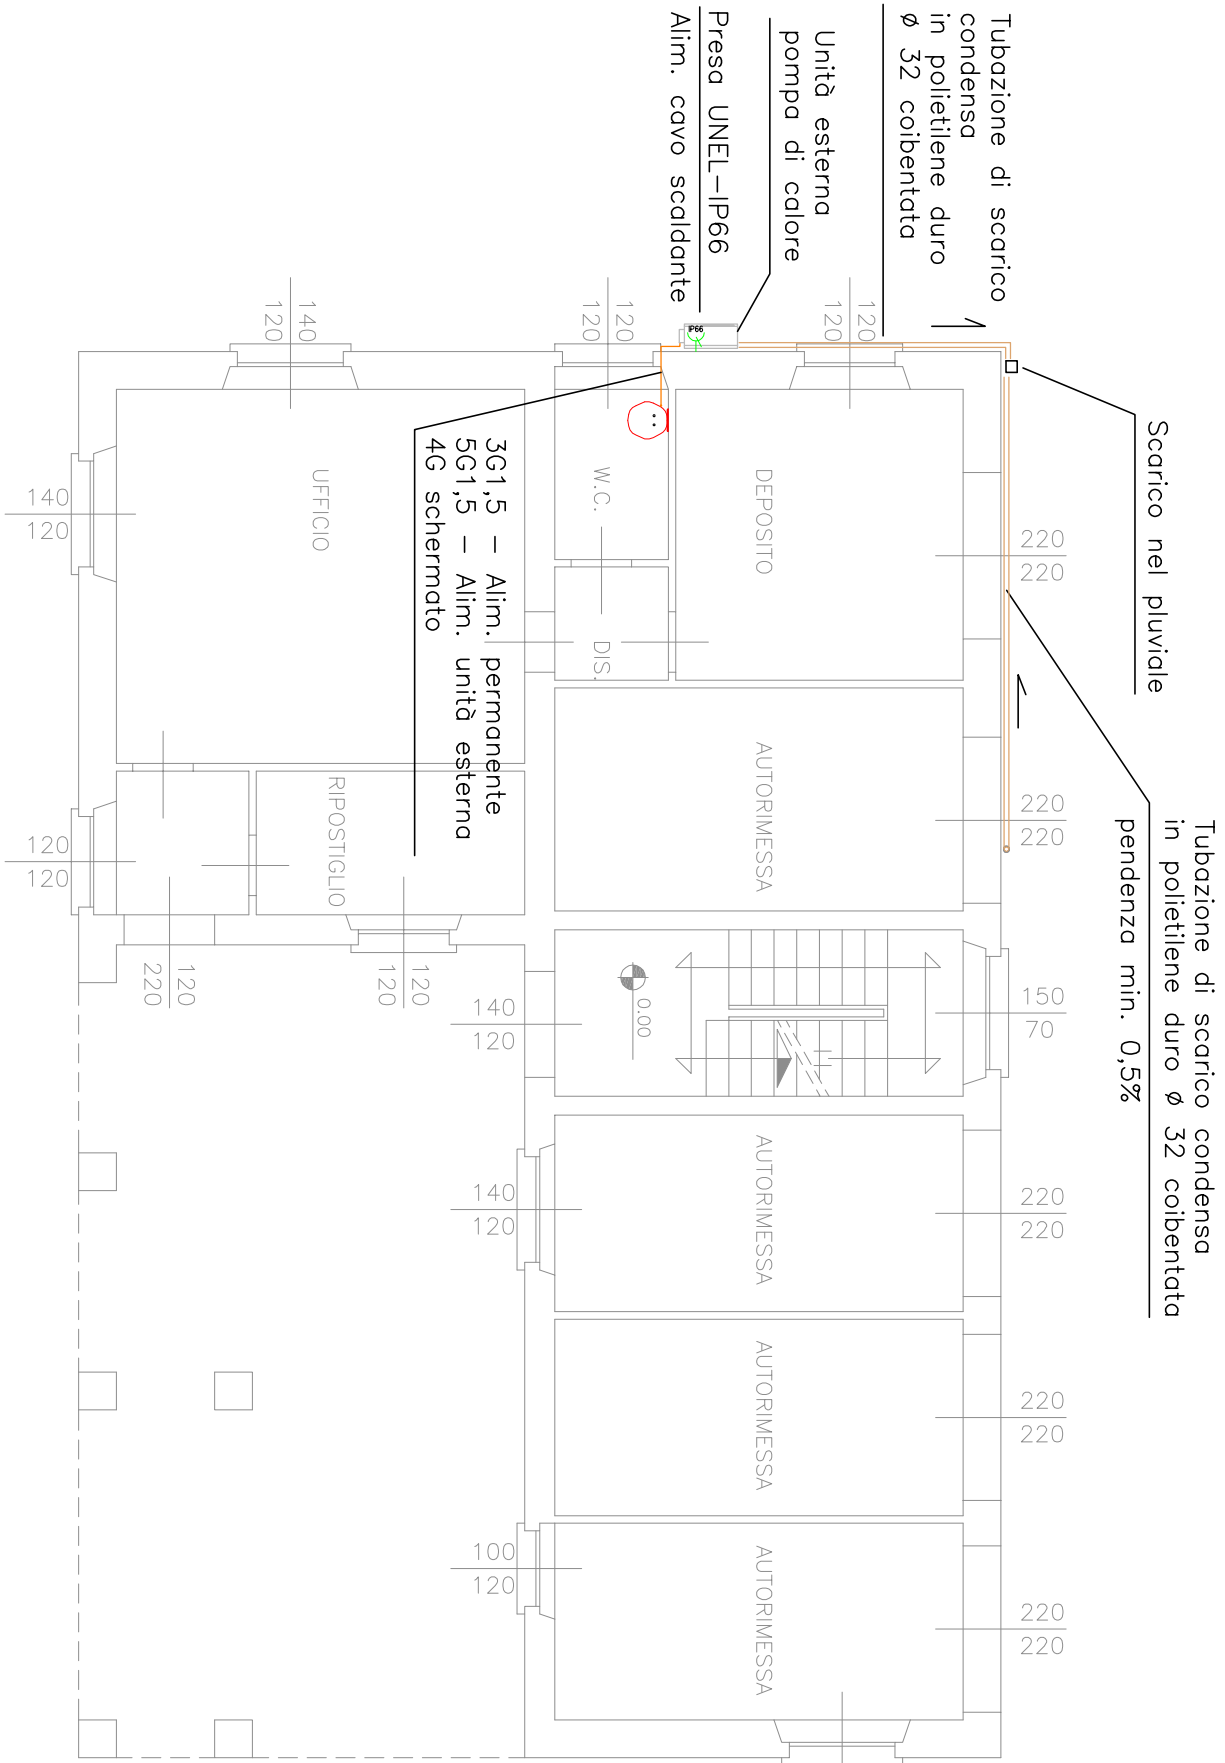


PIANTA PIANO PRIMO – SCALA 1:100

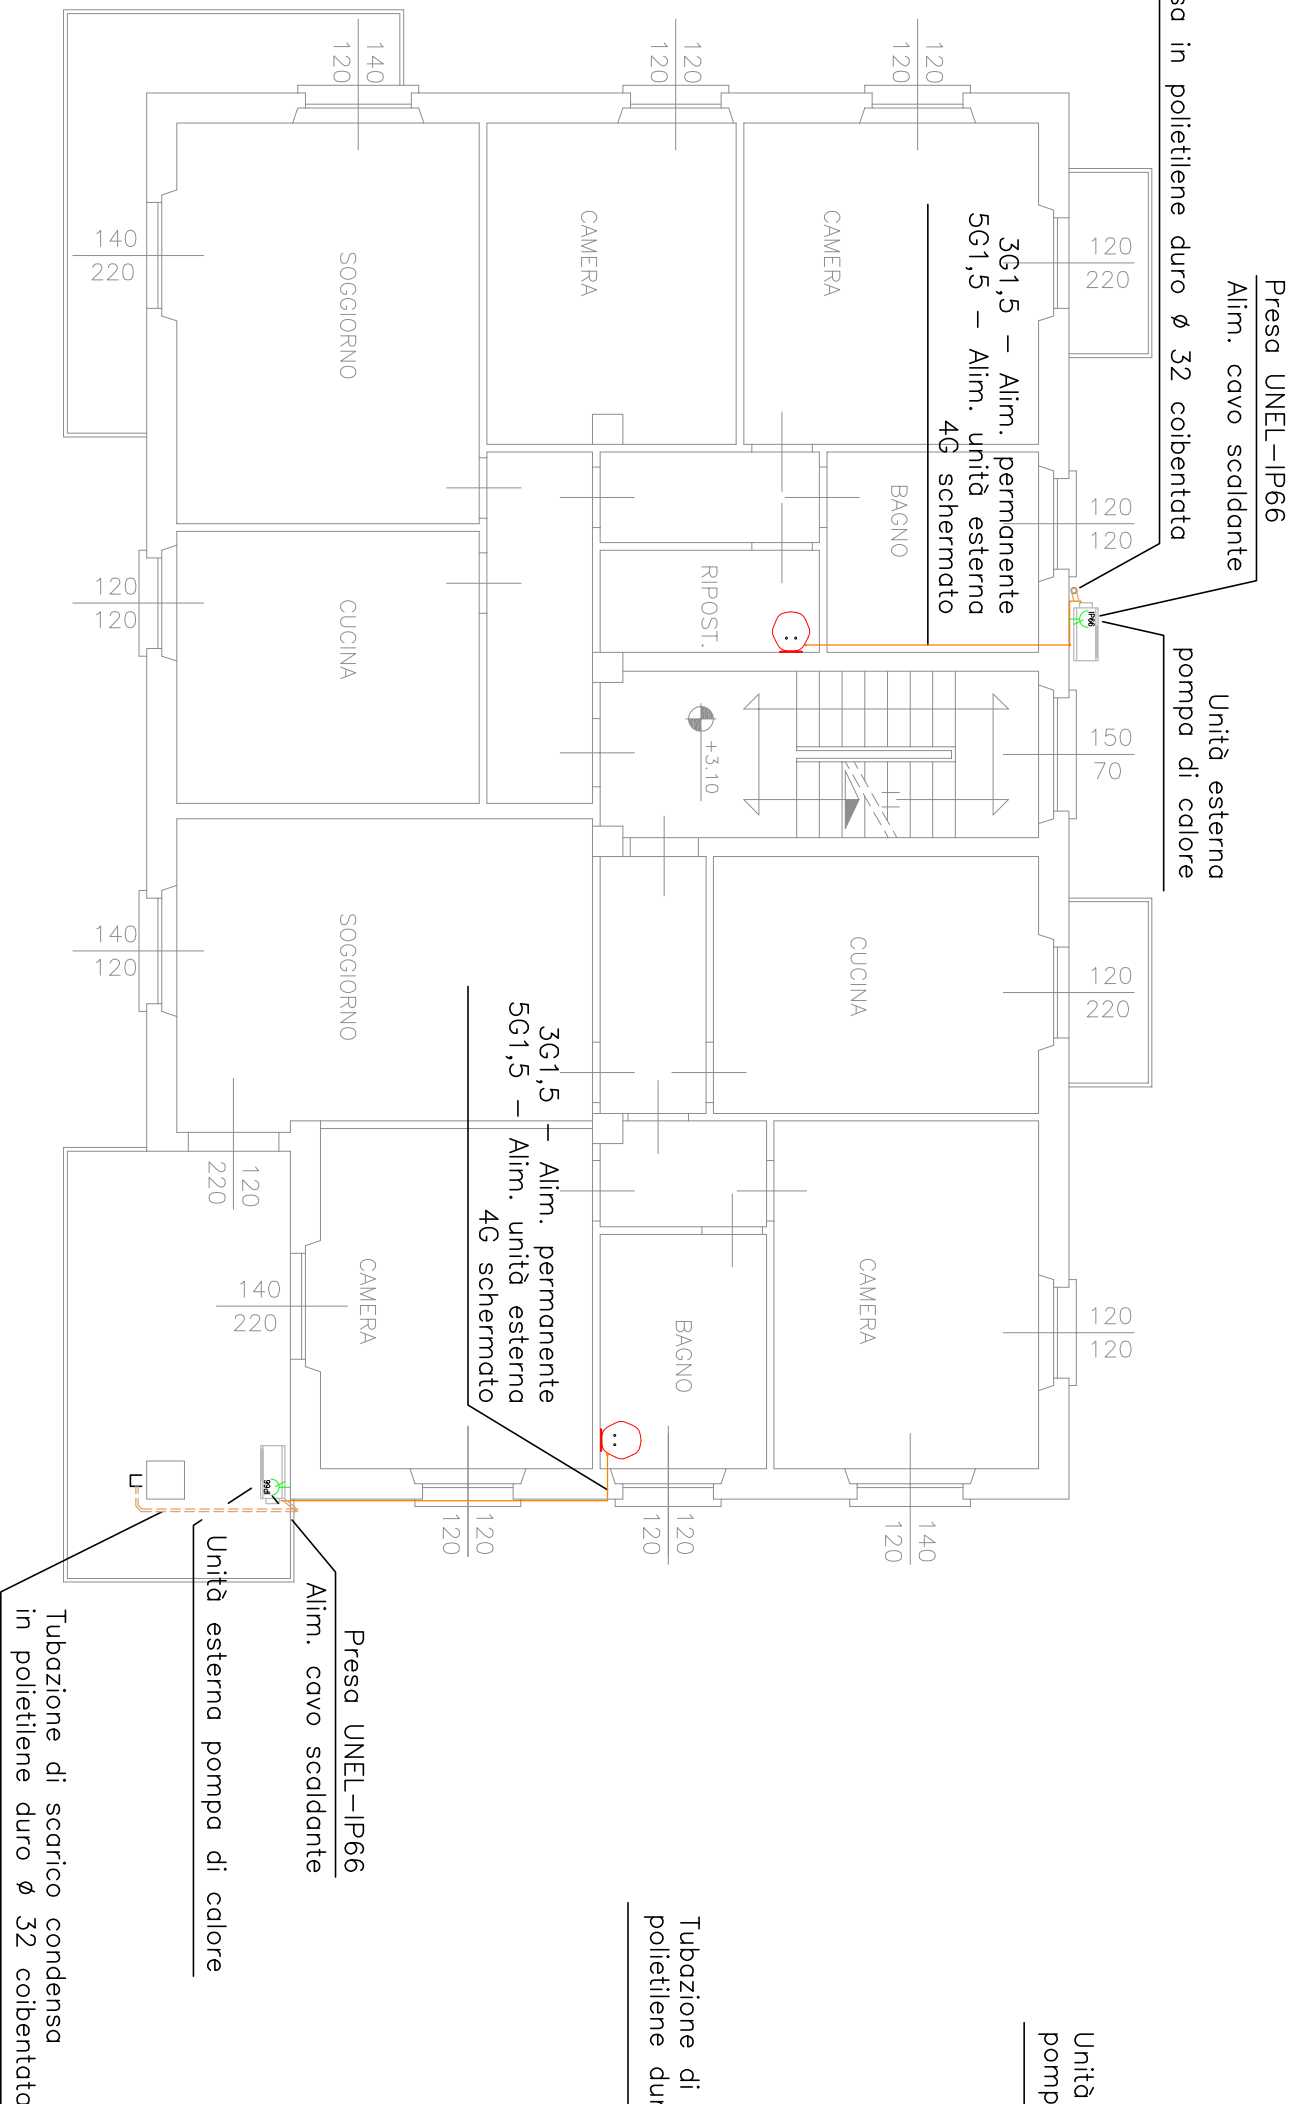


PARTICOLARE DI INSTALLAZIONE 1 – SCALA 1:20

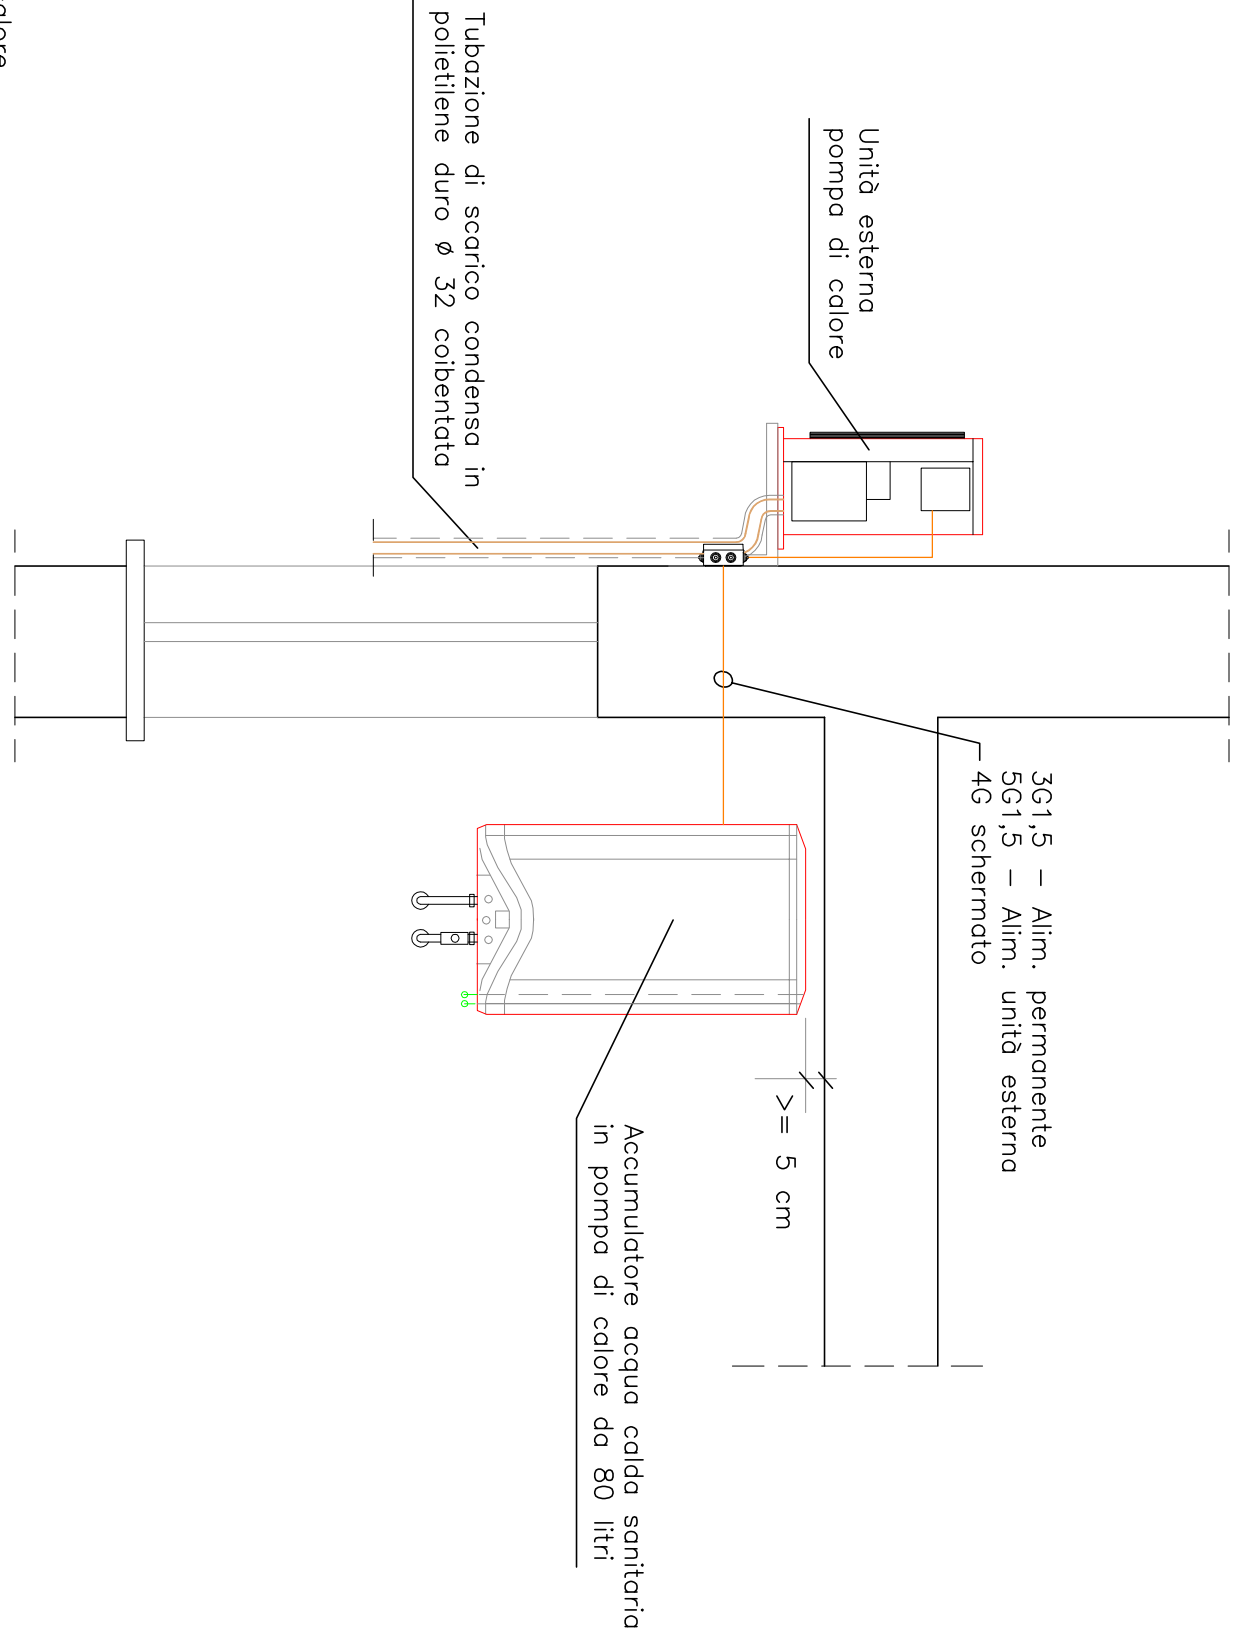


PIANTA PIANO SECONDO – SCALA 1:100

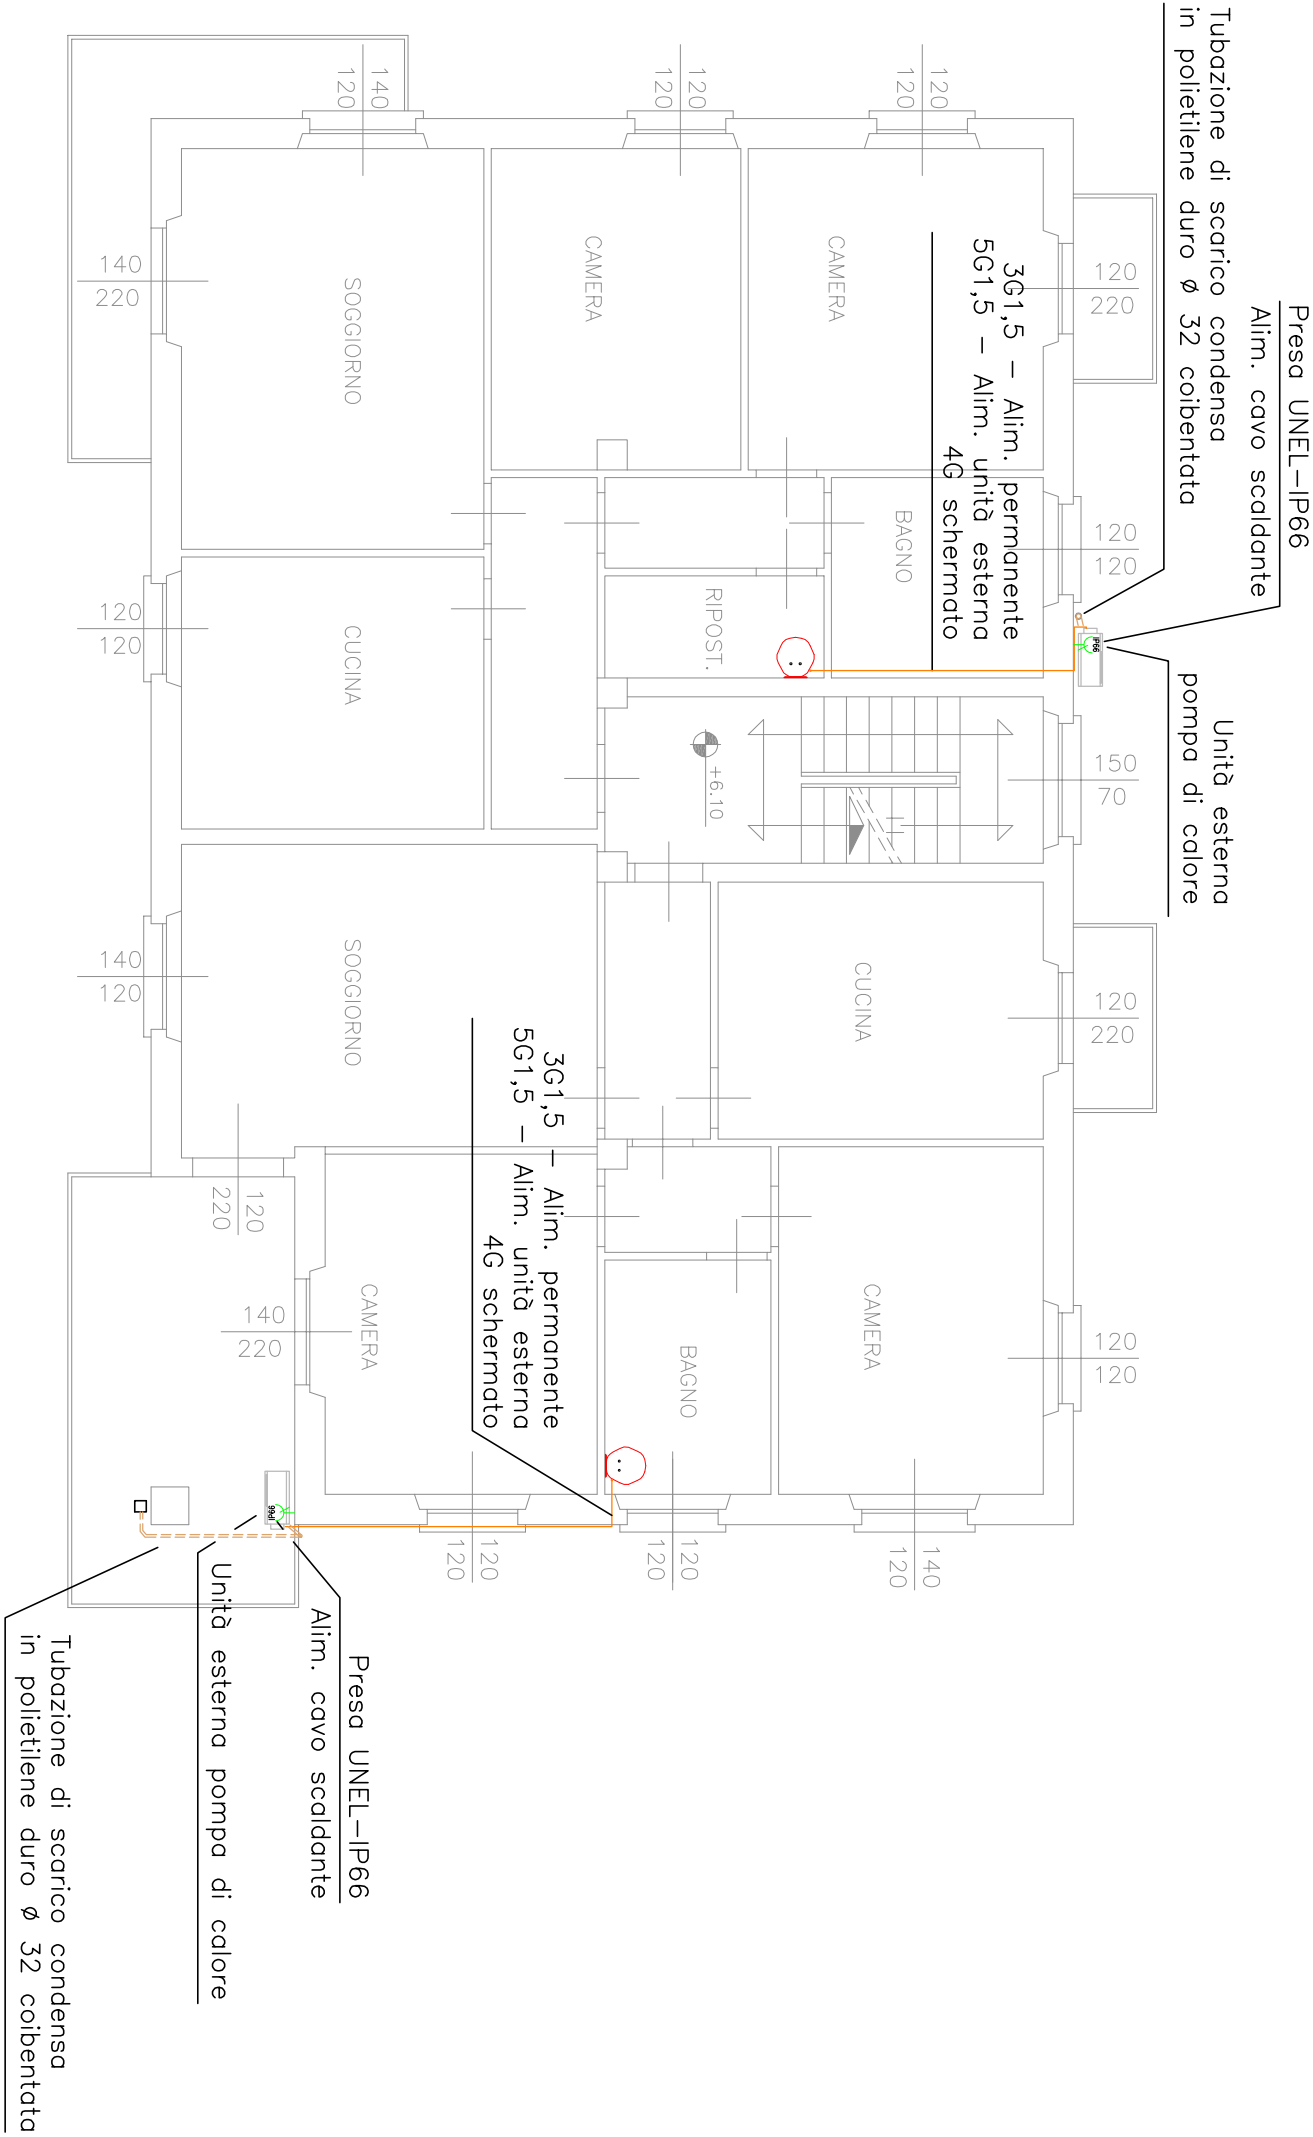

PIANTA PIANO TERZO – SCALA 1:100

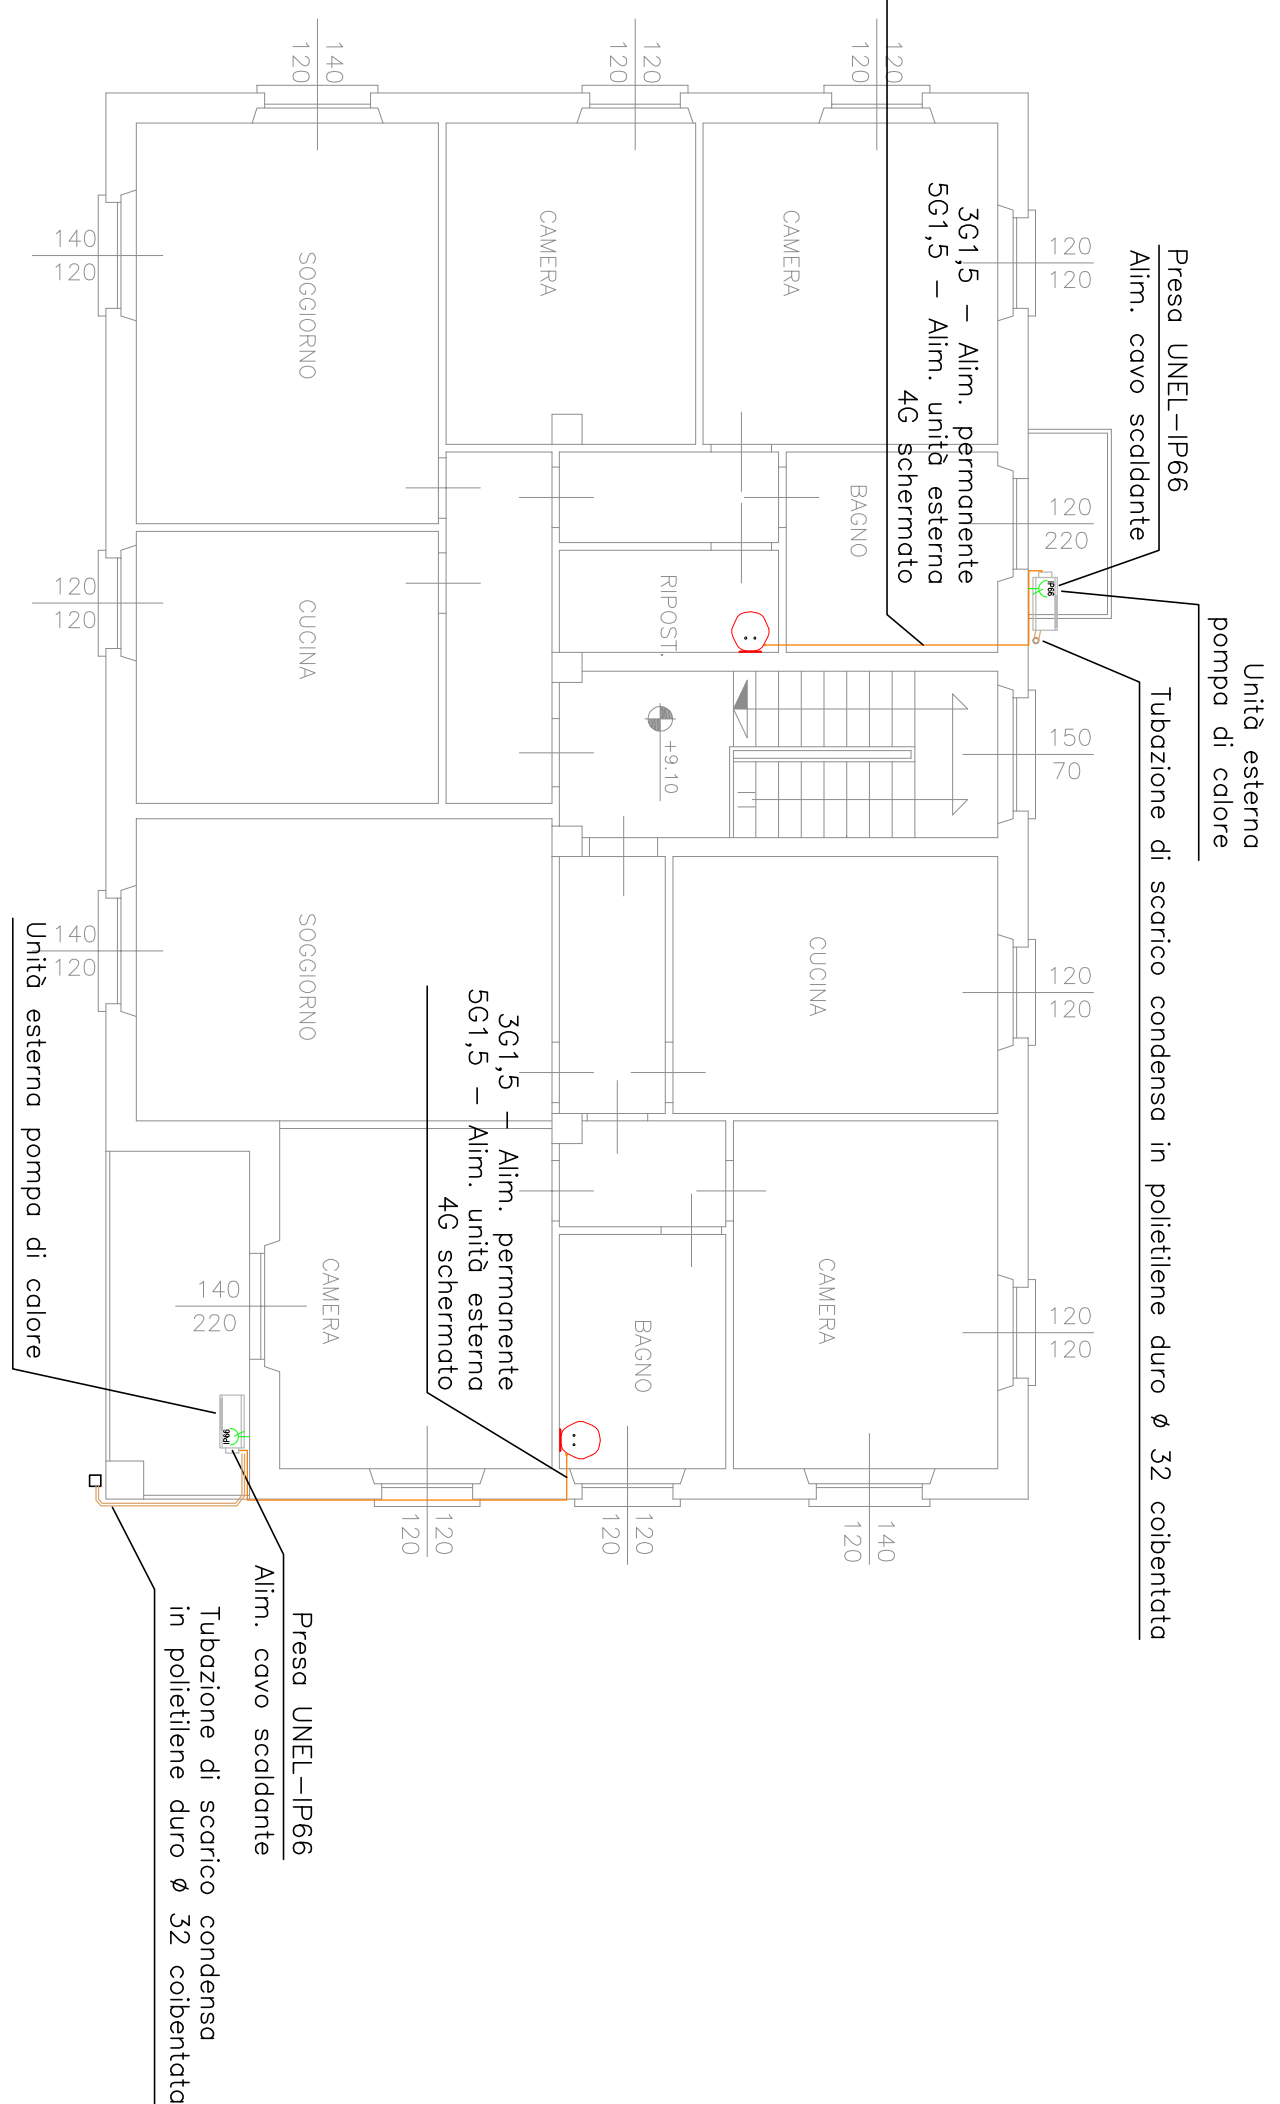

PARTICOLARE DI INSTALLAZIONE 2 – SCALA 1:20

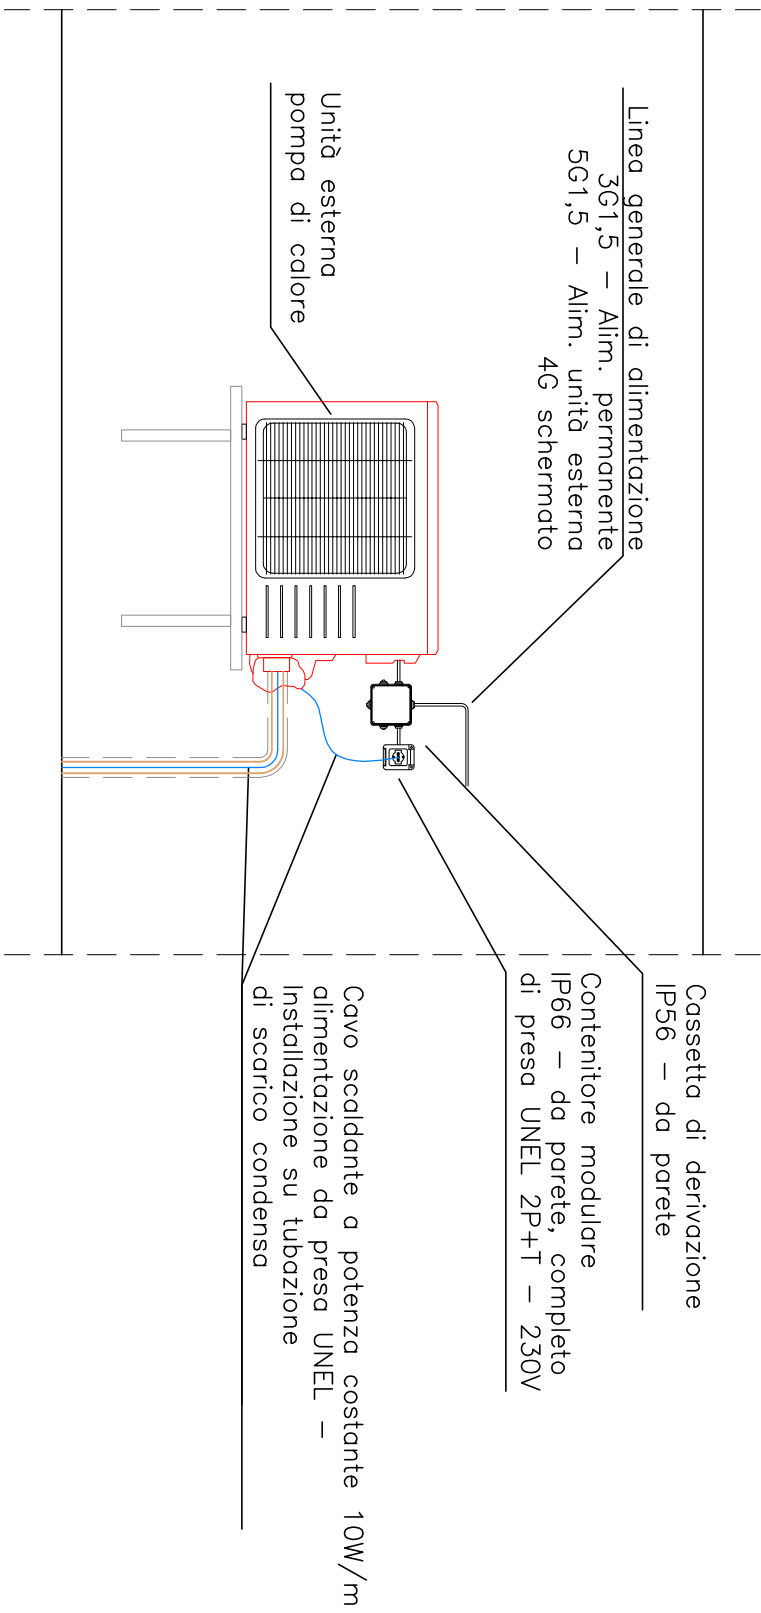

LEGENDA SIMBOLI	
DESCRIZIONE	
	Punto presa UNEL – 10/16A – 230V – 2P+T – in contenitore porto frutti da esterno – grado di protezione IP66
	Linee elettriche: – Alimentazione permanente 3x 1,5 mm² – prot. 16 A – Alimentazione sonde unità interno-unità esterno 4G

* N.B.
I conduttori elettrici dovranno essere conformi alla direttiva GPR secondo il DLgs 106/17

REGIONE AUTONOMA VALLE D'AOSTA
COMUNE DI AOSTA

CORPO FORESTALE
DELLA VALLE D'AOSTA
INTERVENTI DI EFFICIENTAMENTO
ENERGETICO
STAZIONE FORESTALE DI AOSTA

Progetto esecutivo

NUMERO TAVOLA	TITOLO
E02	IMPIANTO ELETTRICO PIANTE E PARTICOLARI

Codice	2017-0020S	Scala	1:20 / 1:100
Sviluppata da	per. ind. Francesco PASTORET	Redatta da	Tec. Lorenzo Arneinighi
Nome File	E02...dwg	Controllata da	per. ind. Francesco PASTORET

Rev.	Data	Modificazione
Rev.01	07/2017	Emissione elaborato

PASTORET Engineering & Consulting S.r.l.

Società di Ingegneria

Per. ind. Francesco Pastoret Ing. Roberto Mascetti - ECR Certificato n.14100039712 Regione Bergamella 10 - 11000 Aosta (A.O.) Tel/fax 0165/45500 - email info@pastoret.it web www.pastoret.it - CEP/010700007	Titolo progettista
---	--------------------



A termini di legge è stato redatto e convalidato a terzi il contenuto del presente elaborato

REGIONE AUTONOMA VALLE D'AOSTA

COMUNE DI AOSTA

CORPO FORESTALE

DELLA VALLE D'AOSTA

INTERVENTI DI EFFICIENTAMENTO

ENERGETICO

STAZIONE FORESTALE DI AOSTA

Progetto esecutivo

NUMERO TAVOLA	TITOLO
E03	SCHEMA UNIFILARE QUADRI ELETTRICI CENTRALE TERMICA

Codice 2017-0020S	Scala ---
Sviluppato da per. ind. Francesco PASTORET	Redatto da Tec. Lorenzo Armenghi
Nome File E03...dwg	Controllato da per. ind. Francesco PASTORET

Rev.	Data	Motivazione
Rev.0	07.2017	Emissione elaborato

Per. Ind. Francesco Pastoret Ing. Roberto Mascotto - EGE Certificato n.16MI00028PV1/2 Per. Ind. Alex Besenval - EGE Certificato n.16DG00005PV1 Regione Borgnalle, 10 - 11100 Aosta (Ao) Tel/fax 0165/45696 - e-mail info@pastoret.it web: www.pastoret.it - CF/PI 01113260077  RINA UNI CEI 11339 Esperti in gestione dell'energia EGE certificato	Timbro progettista
---	-------------------------------

