




PIANTA PIANO TERRENO – SCALA 1:100

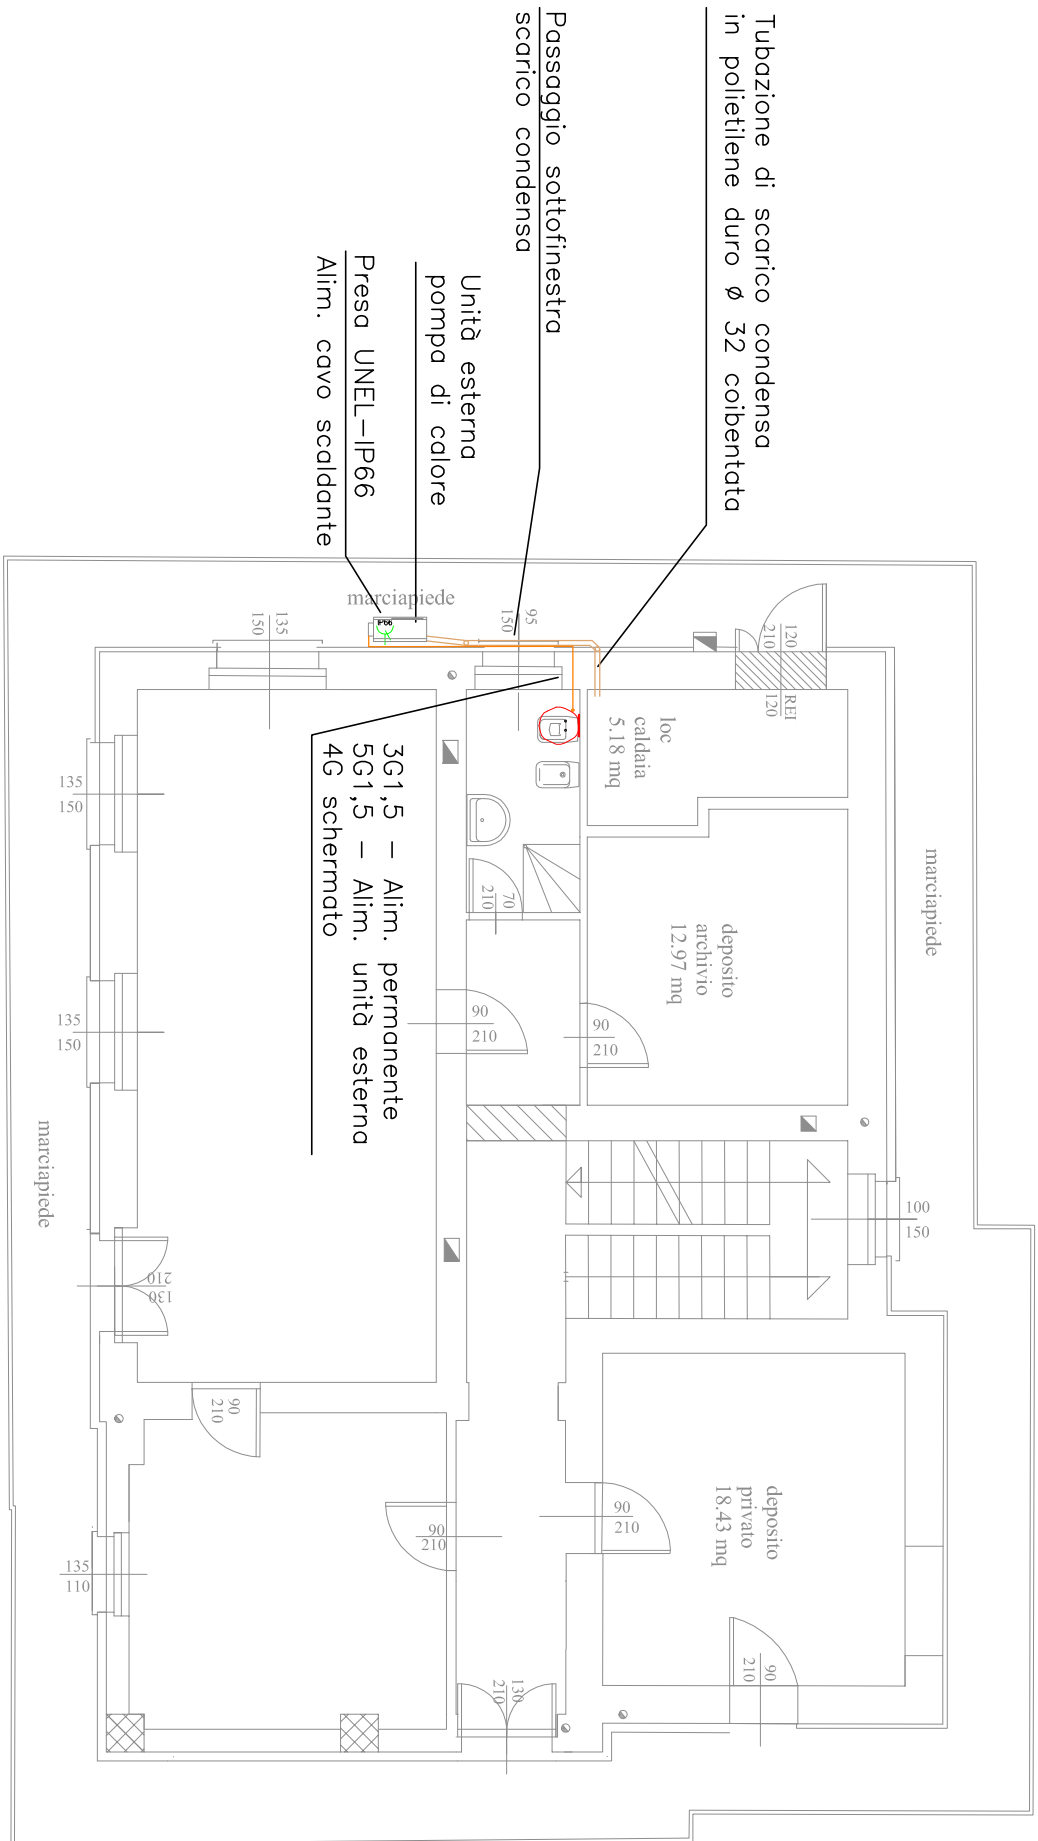


PIANTA PIANO PRIMO – SCALA 1:100

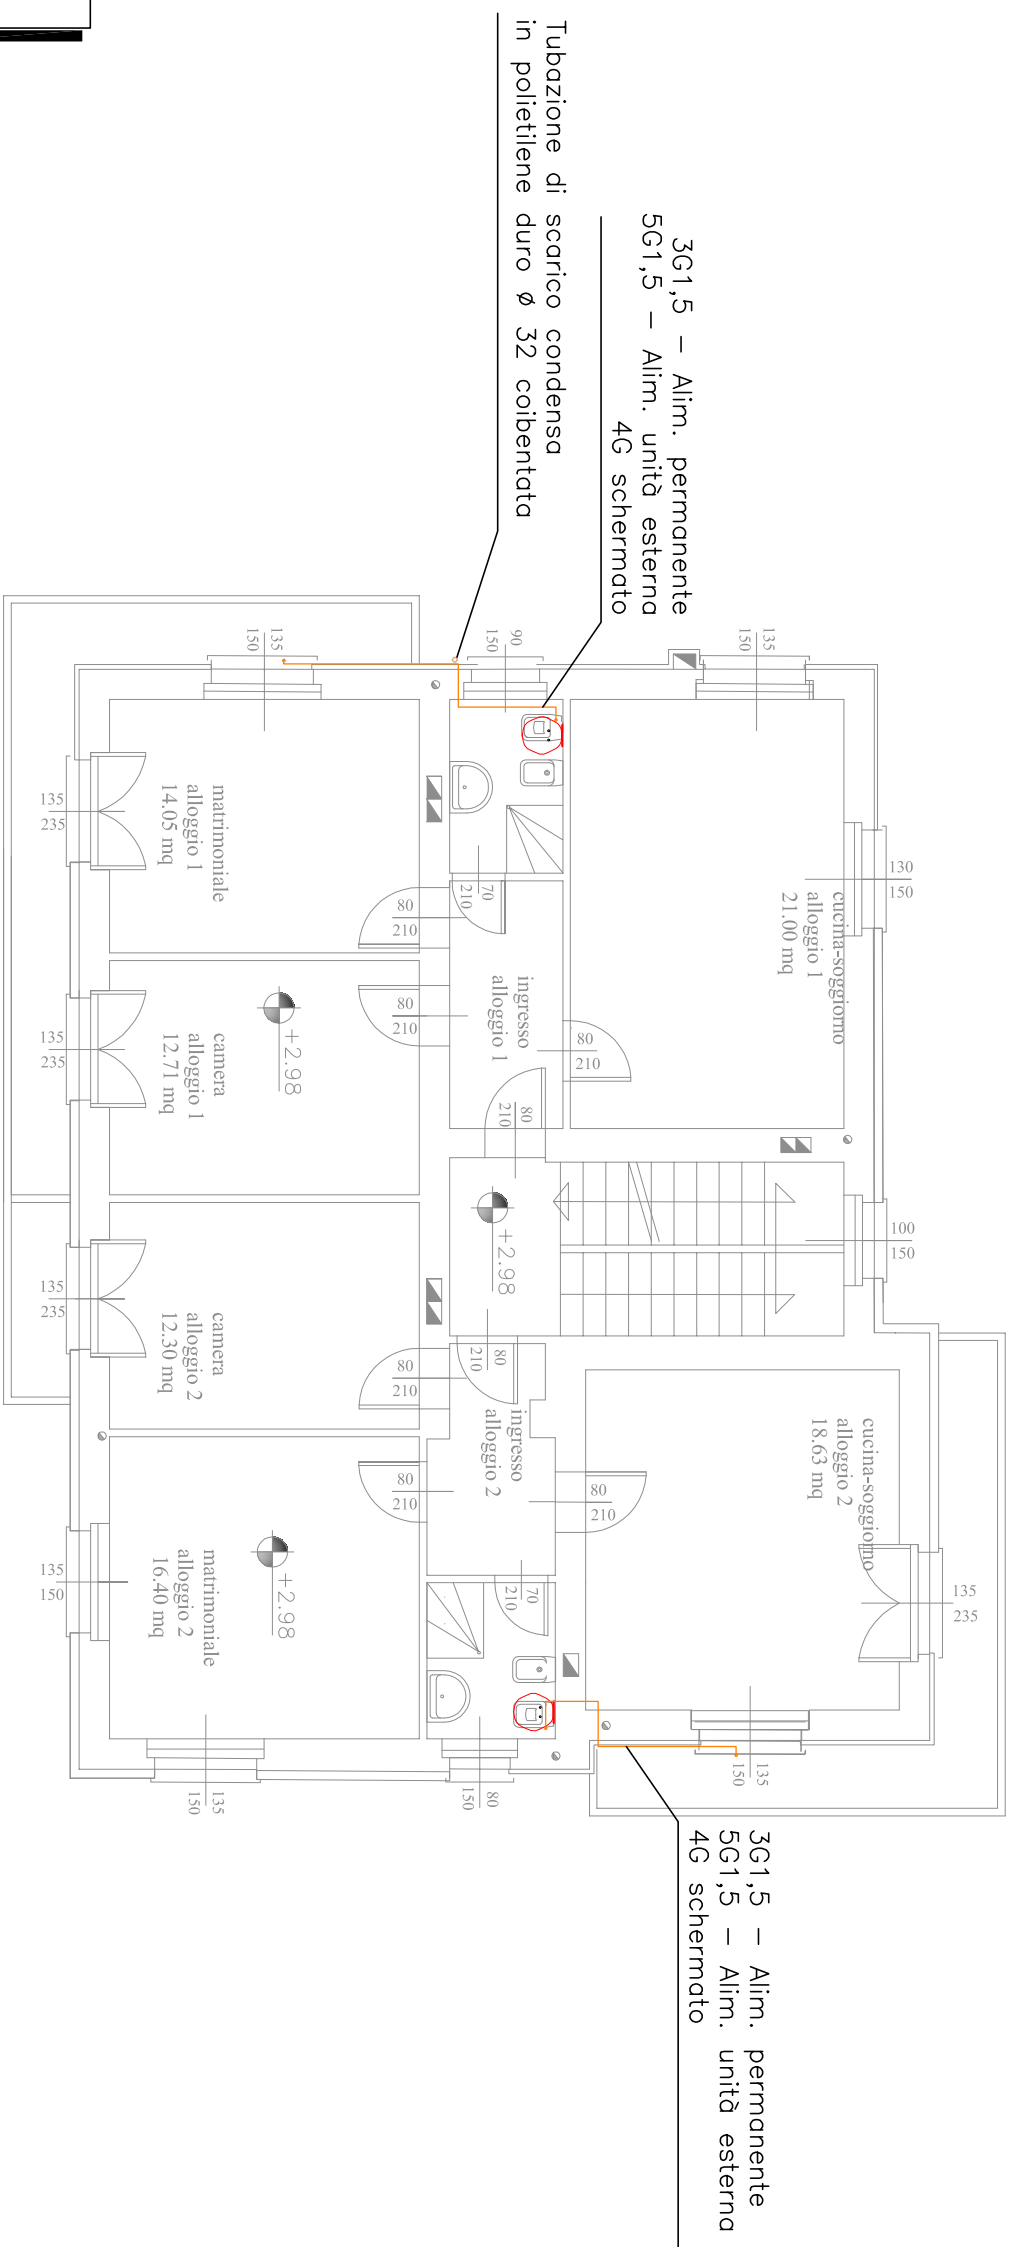

PARTICOLARE DI INSTALLAZIONE 1 – SCALA 1:20

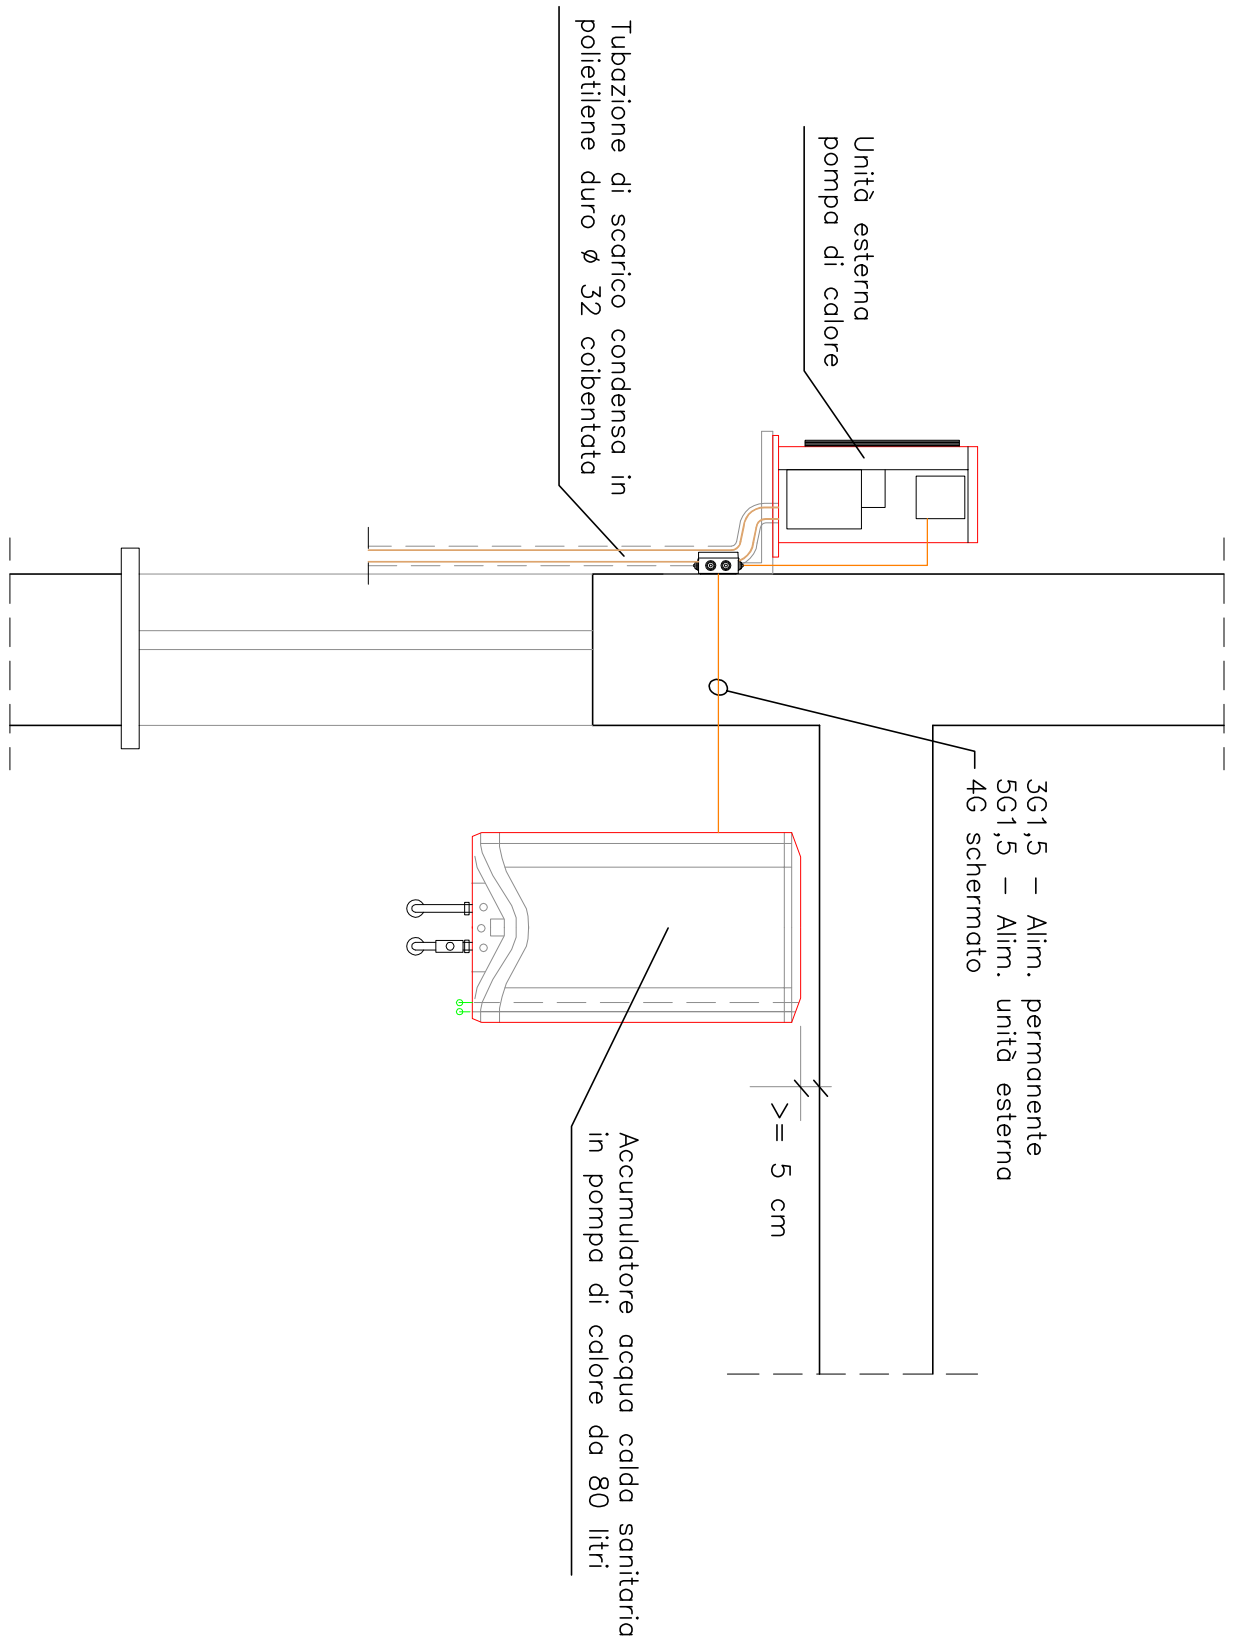

PARTICOLARE DI INSTALLAZIONE 2 – SCALA 1:20

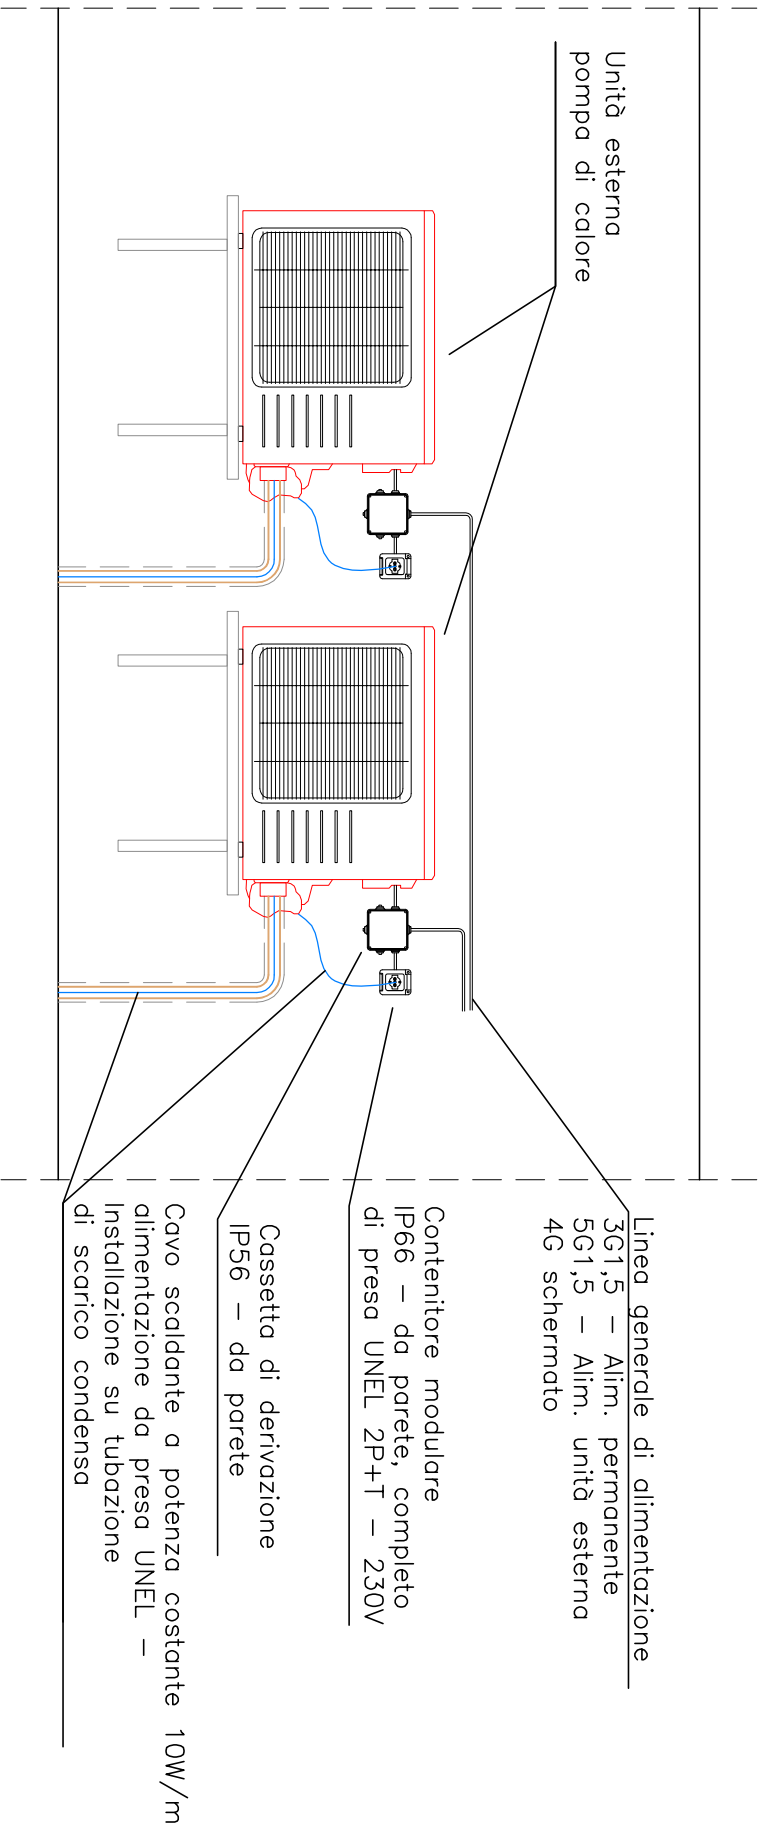

LEGENDA SIMBOLI	
DESCRIZIONE	
■	Punto preso UNEI – 10/16A – 230V – 2P+T – in contenitore porto frutti da esterno – grado di protezione IP66
—	Linee elettriche: – Alimentazione permanente 3x 1,5 mm² – prot. 16 A – Alimentazione sonde unità interno-unità esterno 4G

* N.B.
I conduttori elettrici dovranno essere conformi alla direttiva CPE secondo il Dlgs 106/17

REGIONE AUTONOMA VALLE D'AOSTA
COMUNE DI GABY

CORPO FORESTALE
DELLA VALLE D'AOSTA
INTERVENTI DI EFFICIENTAMENTO
ENERGETICO
STAZIONE FORESTALE DI GABY

Progetto esecutivo

NUMERO TAVOLA		TITOLO
E02		IMPIANTO ELETTRICO PIANTE E PARTICOLARI
Codice	2017-0020S	Scala 1:100 - 1:20
Sviluppato da	per ind. Alessandro PASTORET	Redatto da Tco. Lorenzo ARVENGHI
Nome File	E02...dwg	Completato da per ind. Francesco PASTORET
Rev.	Data	Modificazione
Rev.01	02/2017	Emissione elaborato

PASTORET Engineering & Consulting S.r.l.

Società di Ingegneria

Per ind. Francesco Pastoret
ing. Roberto Mascetti - ECE Certificato n.101000371/2
Per ind. Alex Deserod - ECE Certificato n.100000057/1
Regione Borgomile 10 - 11000 Aosta (Aa)
Tel/fax 0165/45500 - email info@pastoret.it
web www.pastoret.it - C.F.P. 0110700077



Tinino progettista

A termini di legge è vietato riprodurre o comunicare a terzi il contenuto del presente elaborato