



PIANTA CENTRALE TERMICA – SCALA 1:50

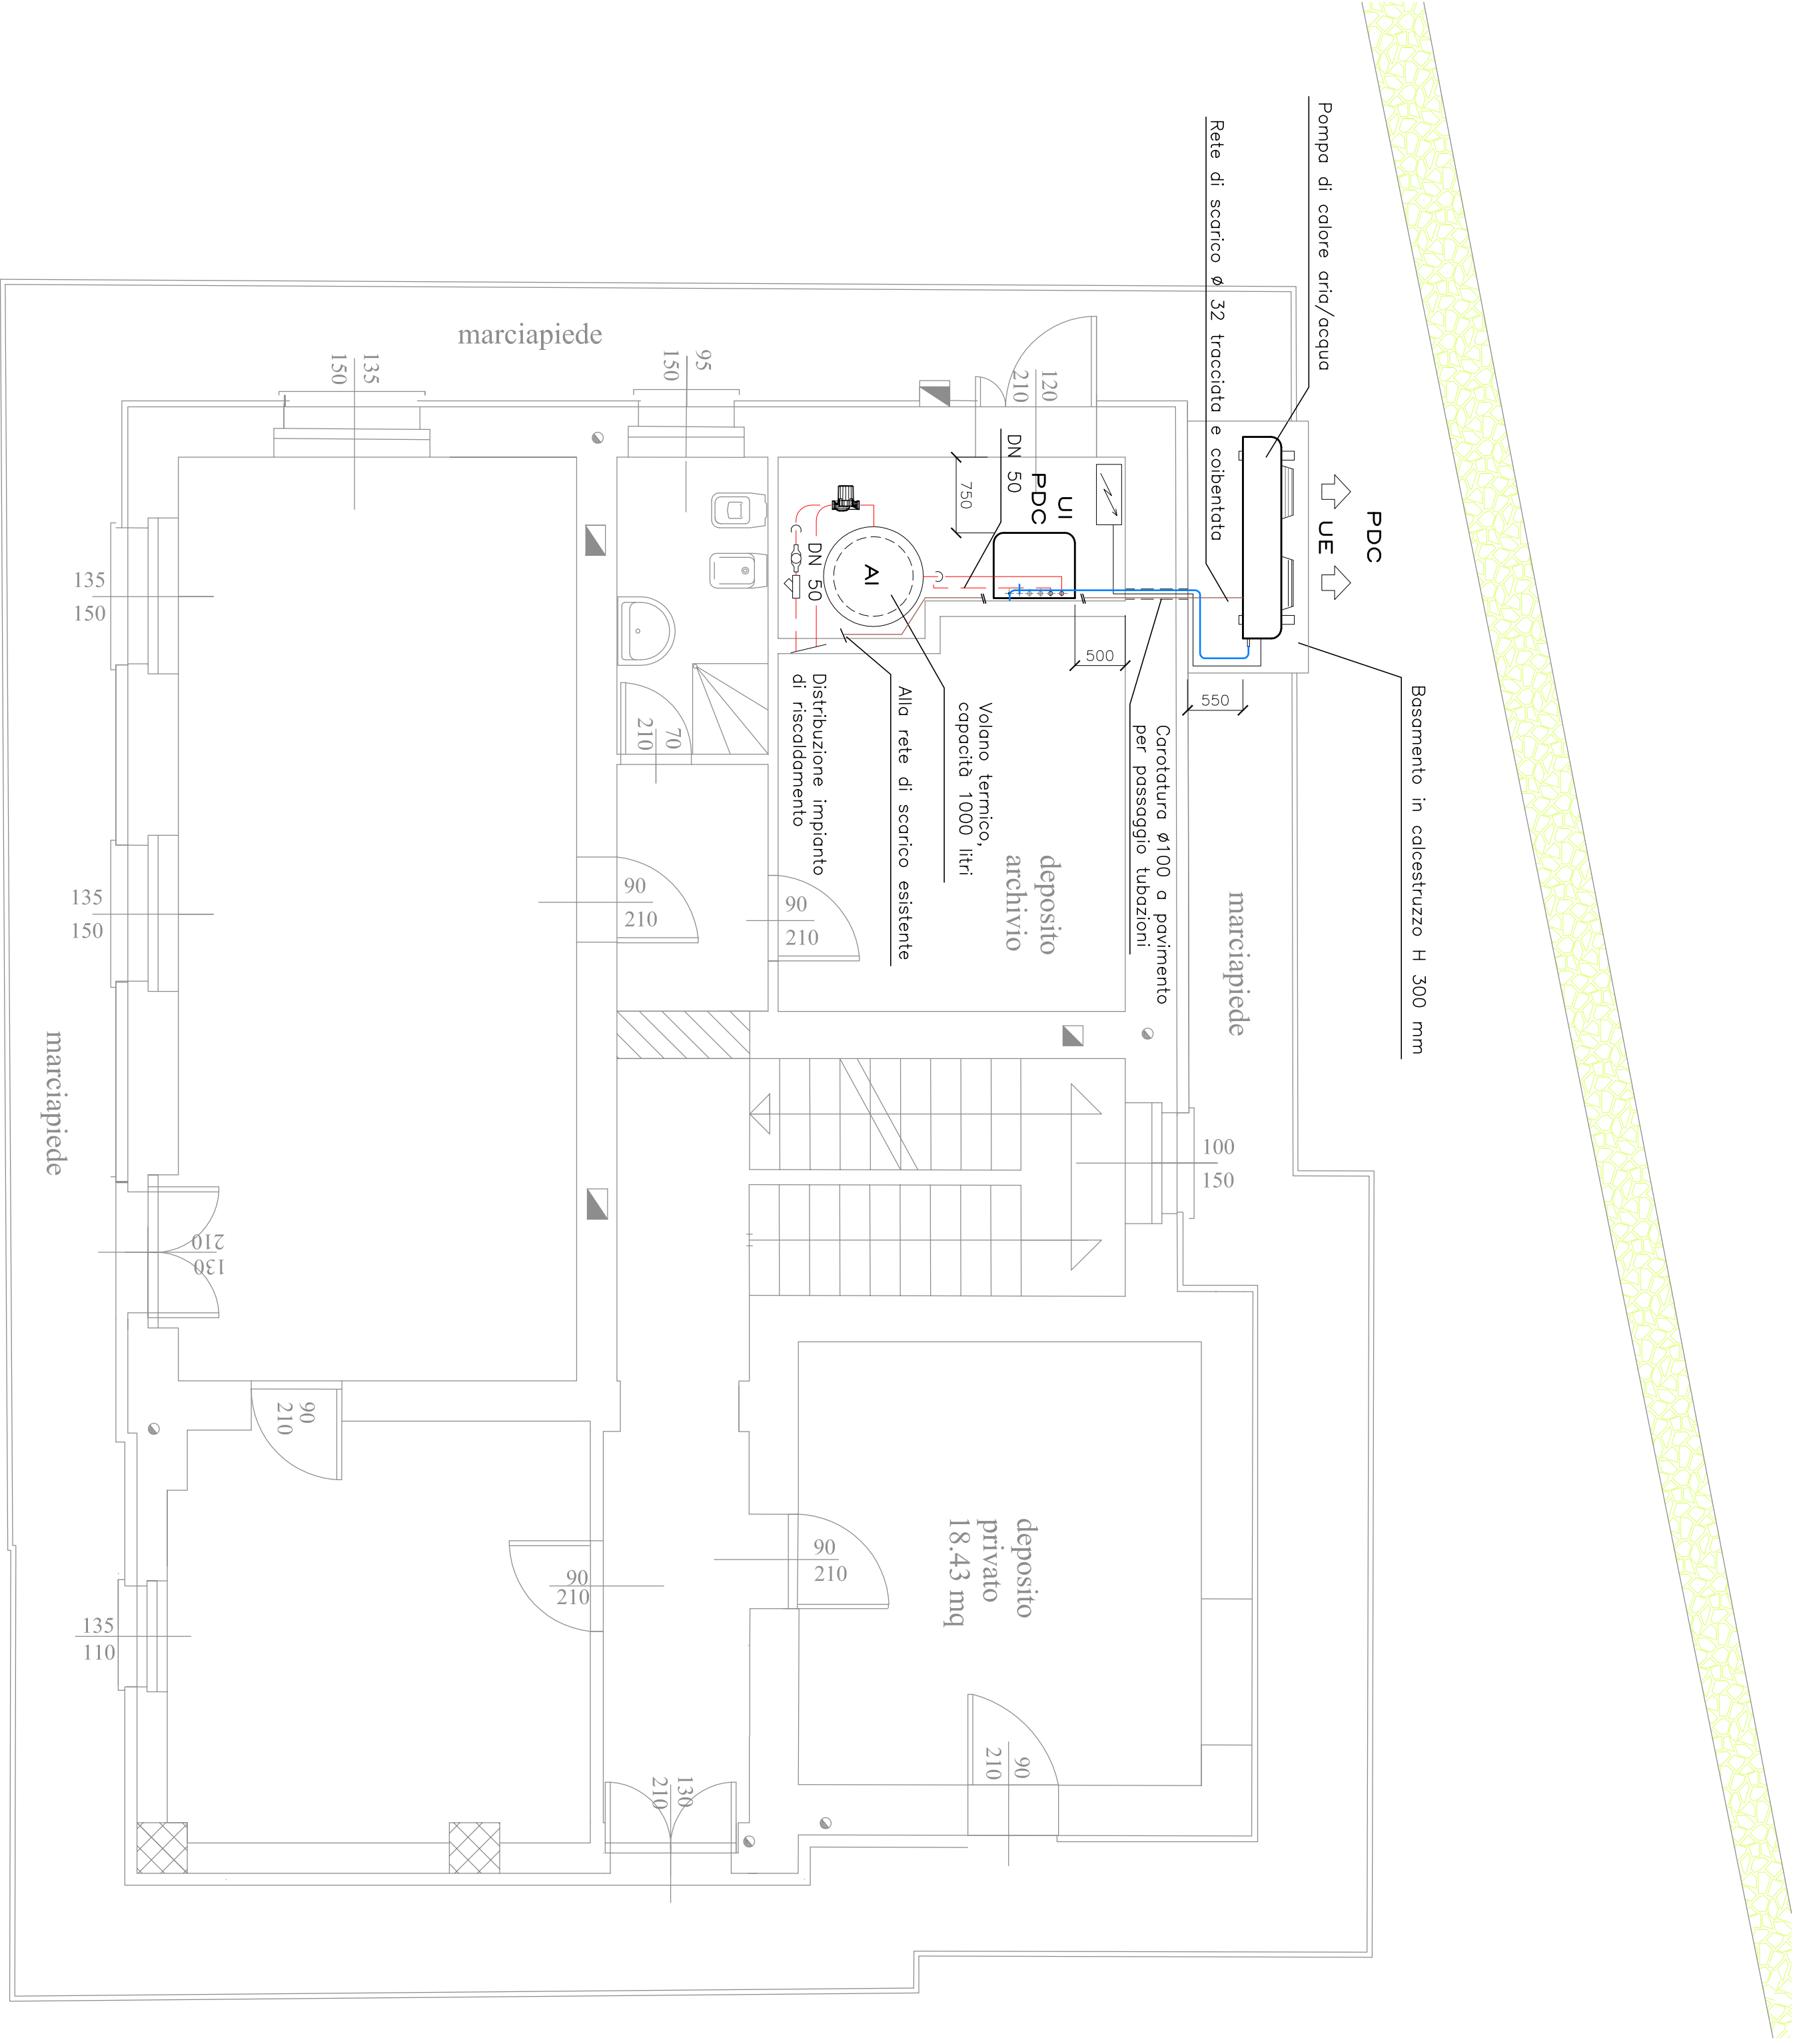


LEGENDA SIMBOLI	
DESCRIZIONE	
PDC	Pompa di calore aria/acqua in versione split, potenza termica nominale 38,7 kW
UE	Unità interna pompa di calore
UI	Unità esterna pompa di calore
AI	Accumulatore termico inerziale isolato, capacità 1000 litri
	Elettropompa di circolazione acqua
	Sistema di contabilizzazione del calore esistente da riproiezione
	Quadro elettrico
	Linee riflettere gas/liquido in rame


STAZIONE FORESTALE – PLANIMETRIA – SCALA 1:200

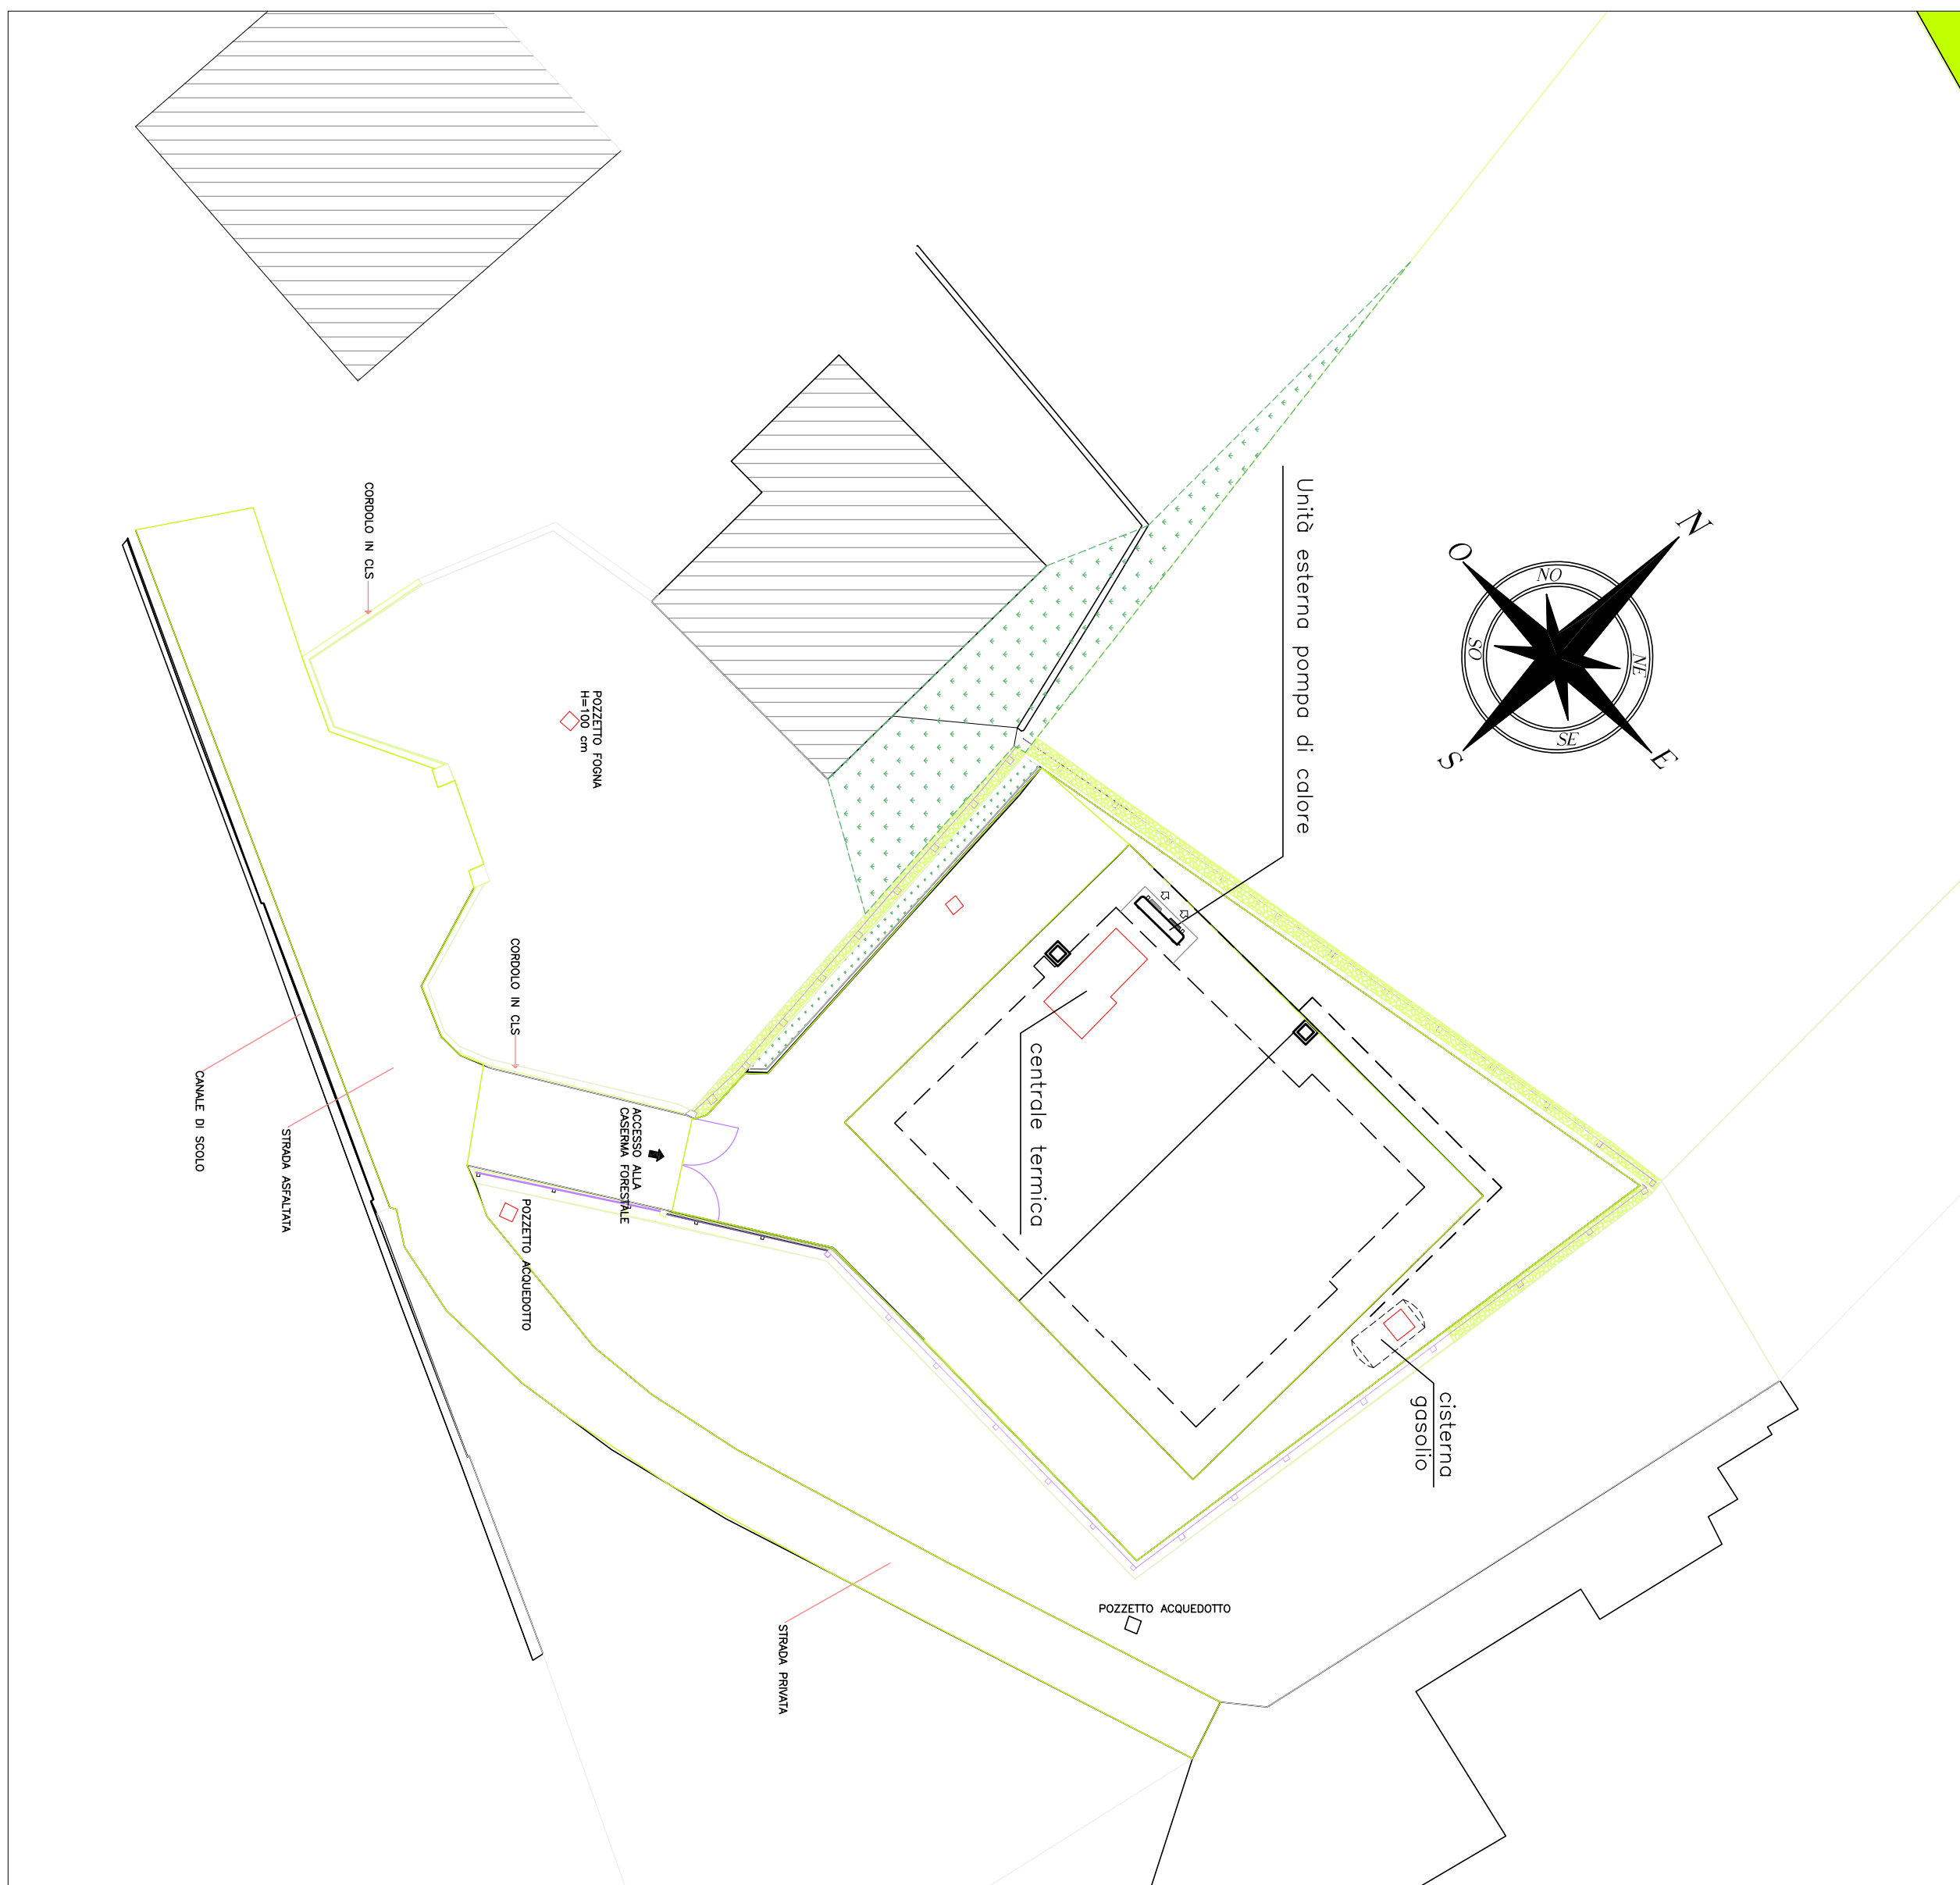

ESTRATTO P.R.G.C. SCALA 1:1000

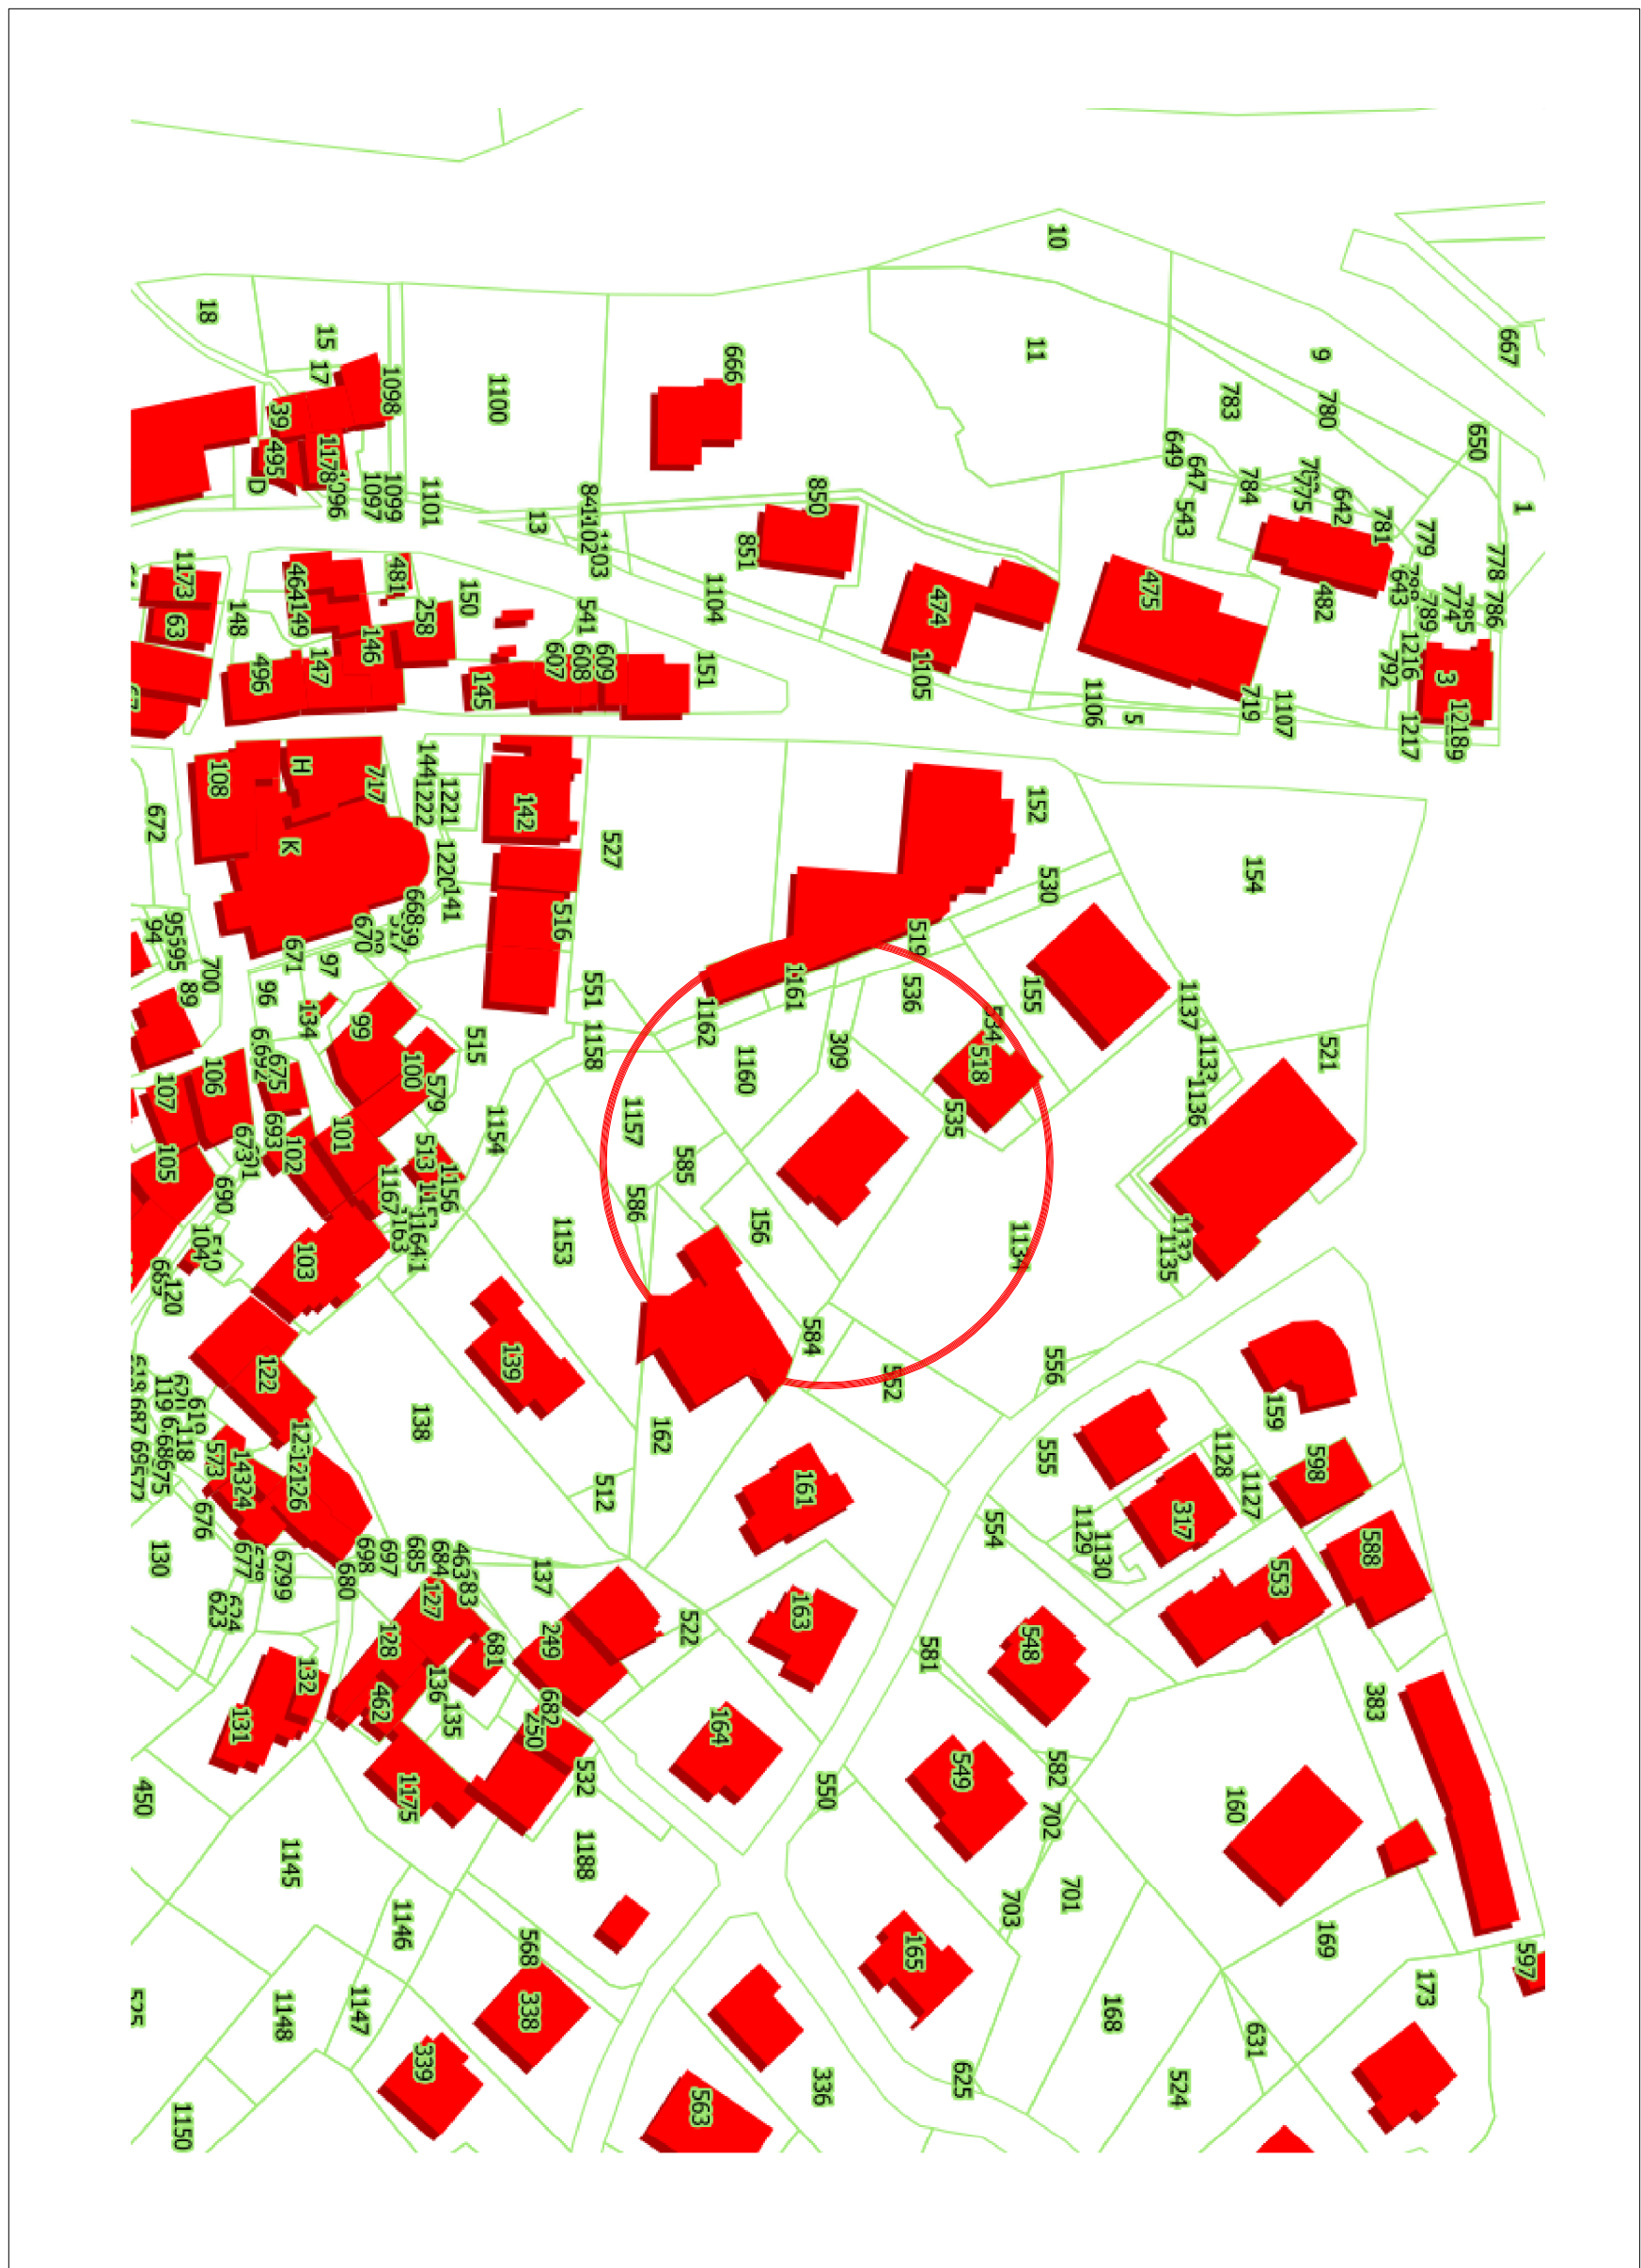

PLANIMETRIA CATASTALE SCALA 1:1000
FG. 22 – N° 309

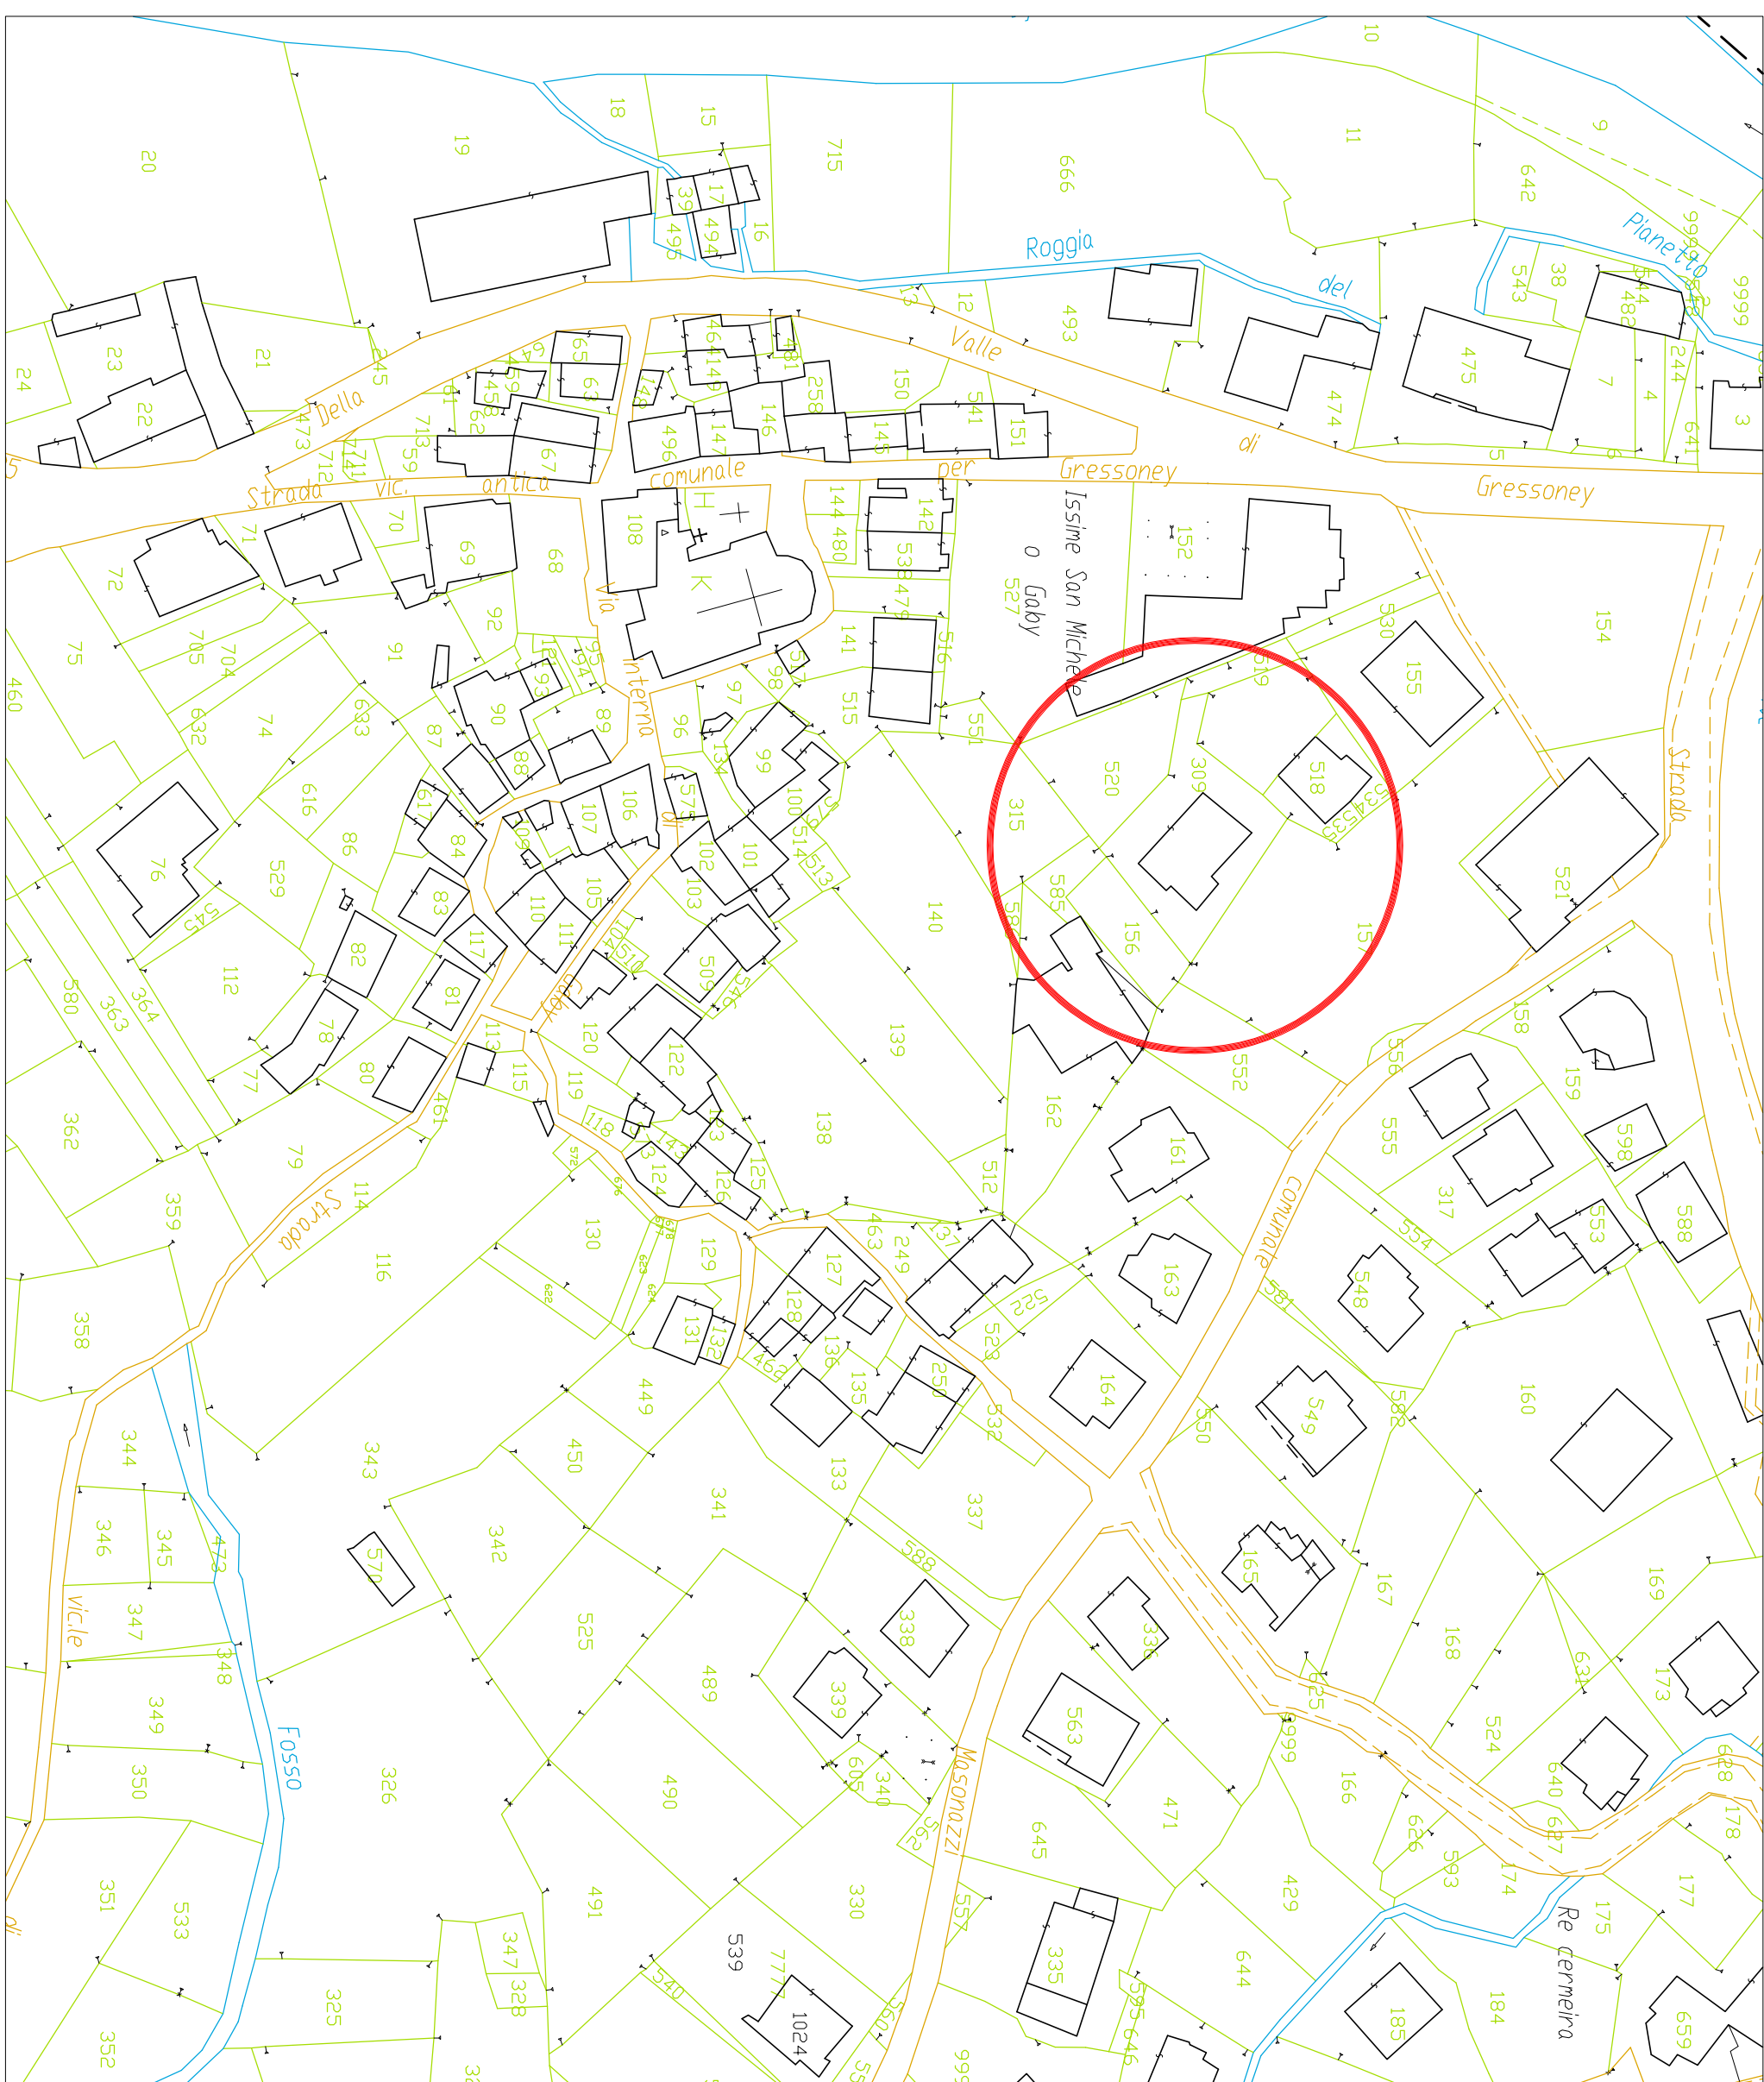



PASTORET Engineering & Consulting S.r.l.

Società di Ingegneria



REGIONE AUTONOMA VALLE D'AOSTA COMUNE DI GABY		
CORPO FORESTALE DELLA VALLE D'AOSTA		
INTERVENTI DI EFFICIENTAMENTO ENERGETICO STAZIONE FORESTALE DI GABY		
Progetto esecutivo		
NUMERO TAVOLA TITOLO		
M01	IMPIANTO TERMICO PLANIMETRIE E PIANTA	
Colore Sviluppatori Nome File M01.dwg	Sulla viale Redatto da per. ind. Ermete D'HERIN Controllato da per. ind. Francesco PASTORET	
Rev. Data 07/2017	Emissione autorizzata	
Per. ind. Francesco Pastoret Ing. Roberto Fiaschetti - ECA Certified Administrator V2 Per. ind. Alex Bernoni - ECA Certified Administrator V1 Region Bourgogne - 10000 Aosta (Aa) Tel. 0165/45500 - email info@pastoret.it web: www.pastoret.it - CDP 0105500077		Timbro progettista

A termini di legge è vietato riprodurre o comunicare a terzi il contenuto del presente elaborato.


PIANTA PIANO TERRENO - SCALA 1:100

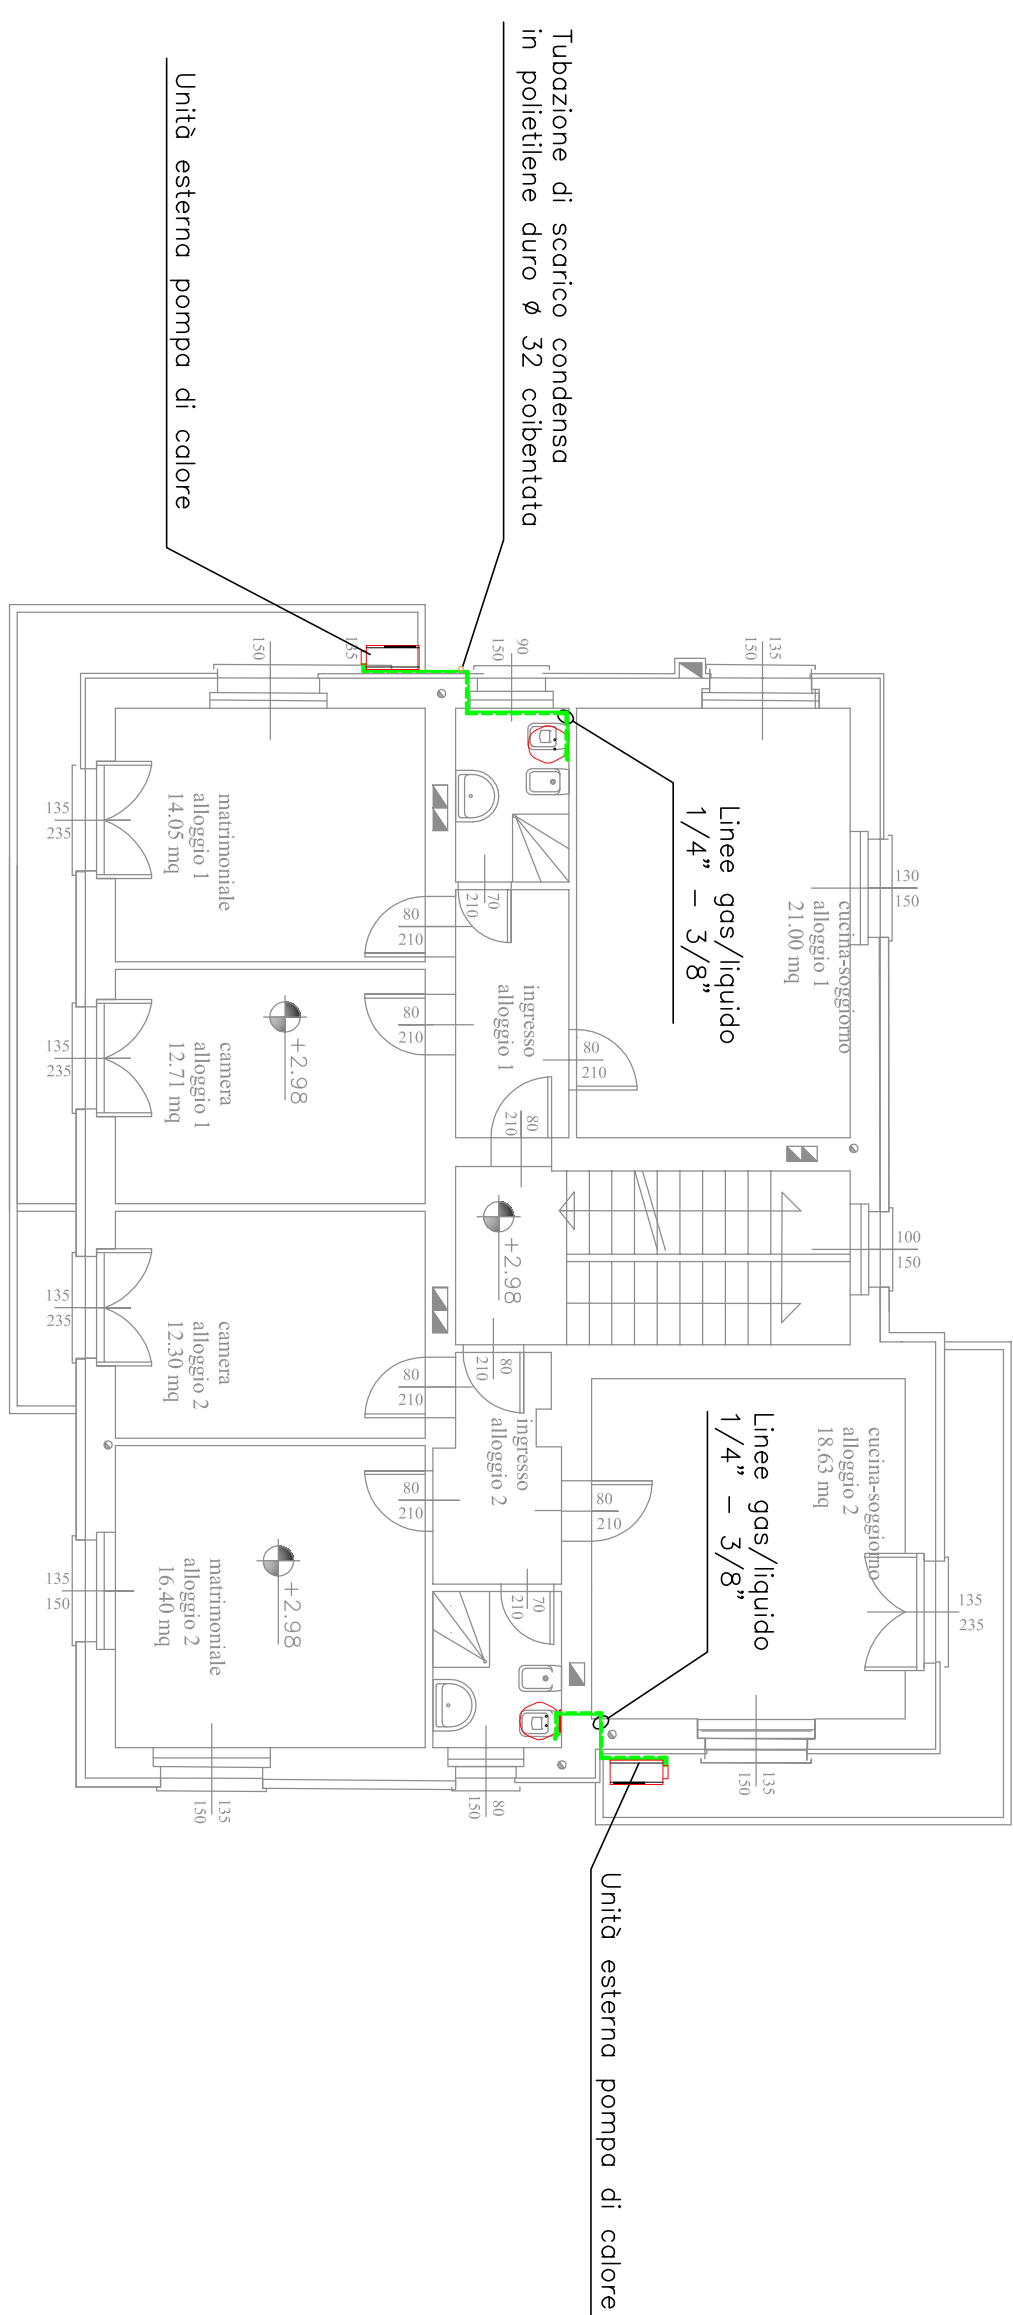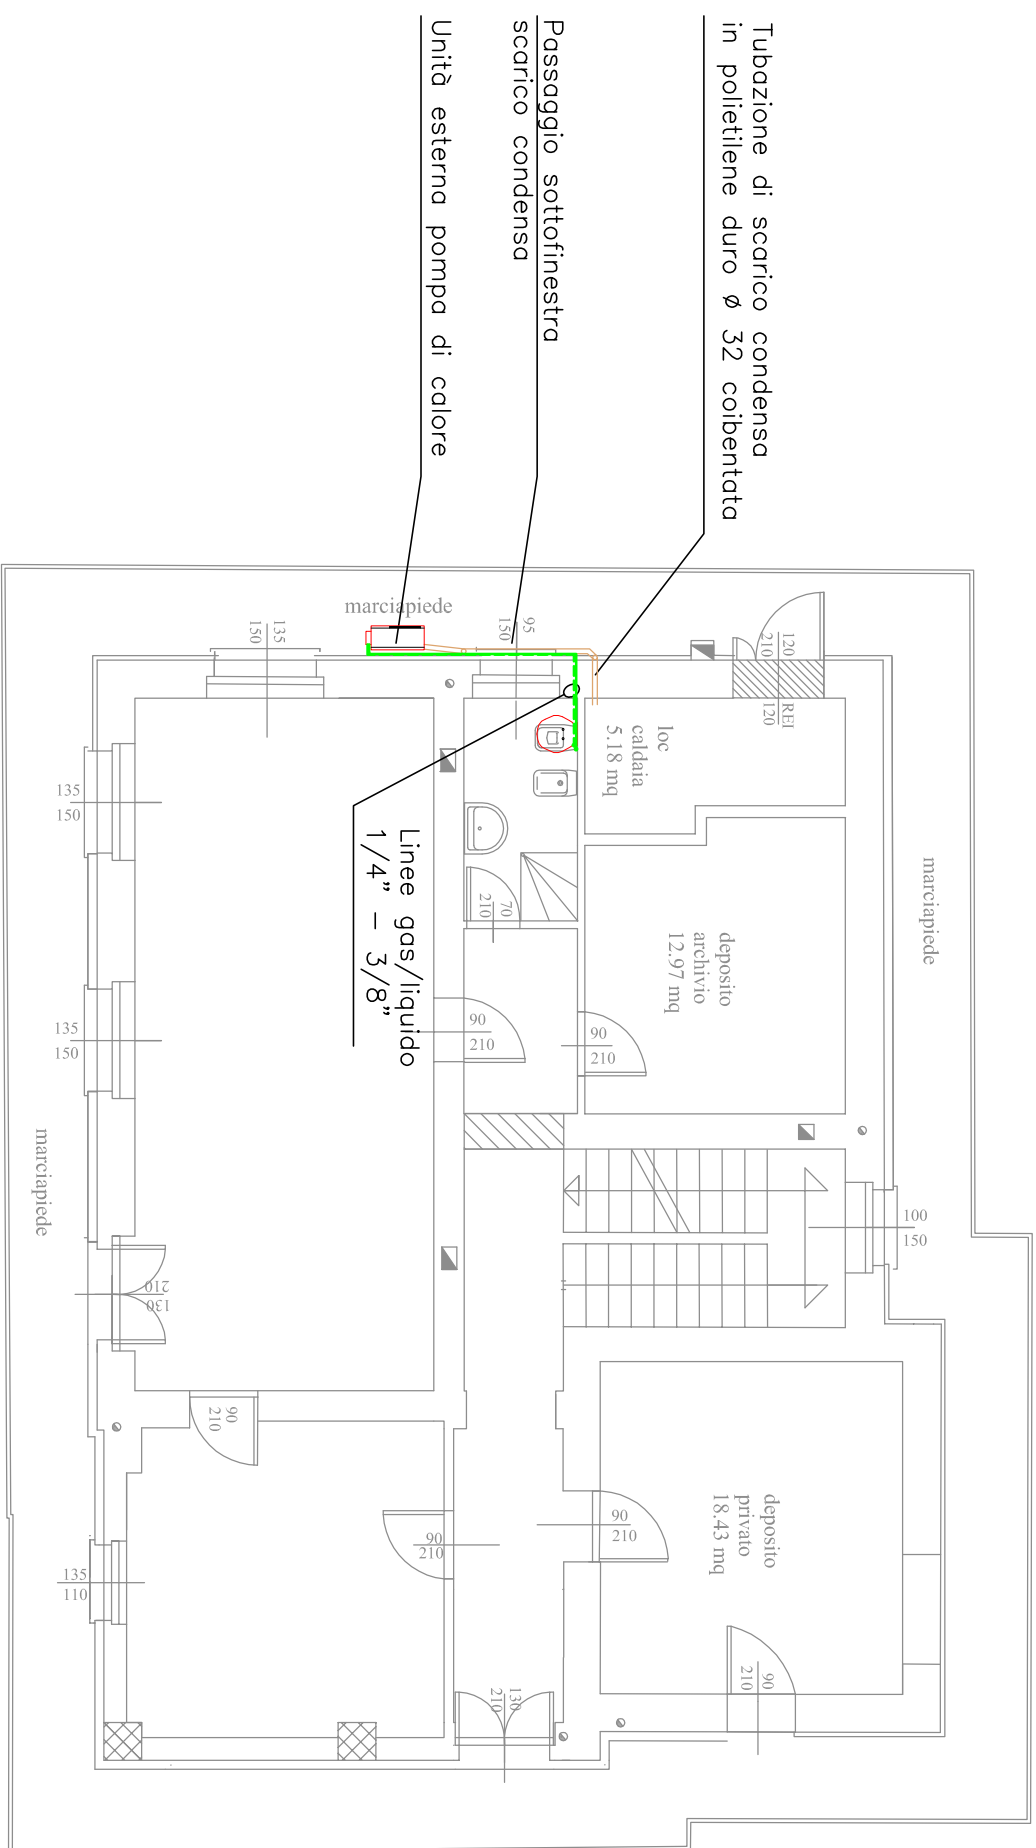

PIANTA PIANO PRIMO - SCALA 1:100

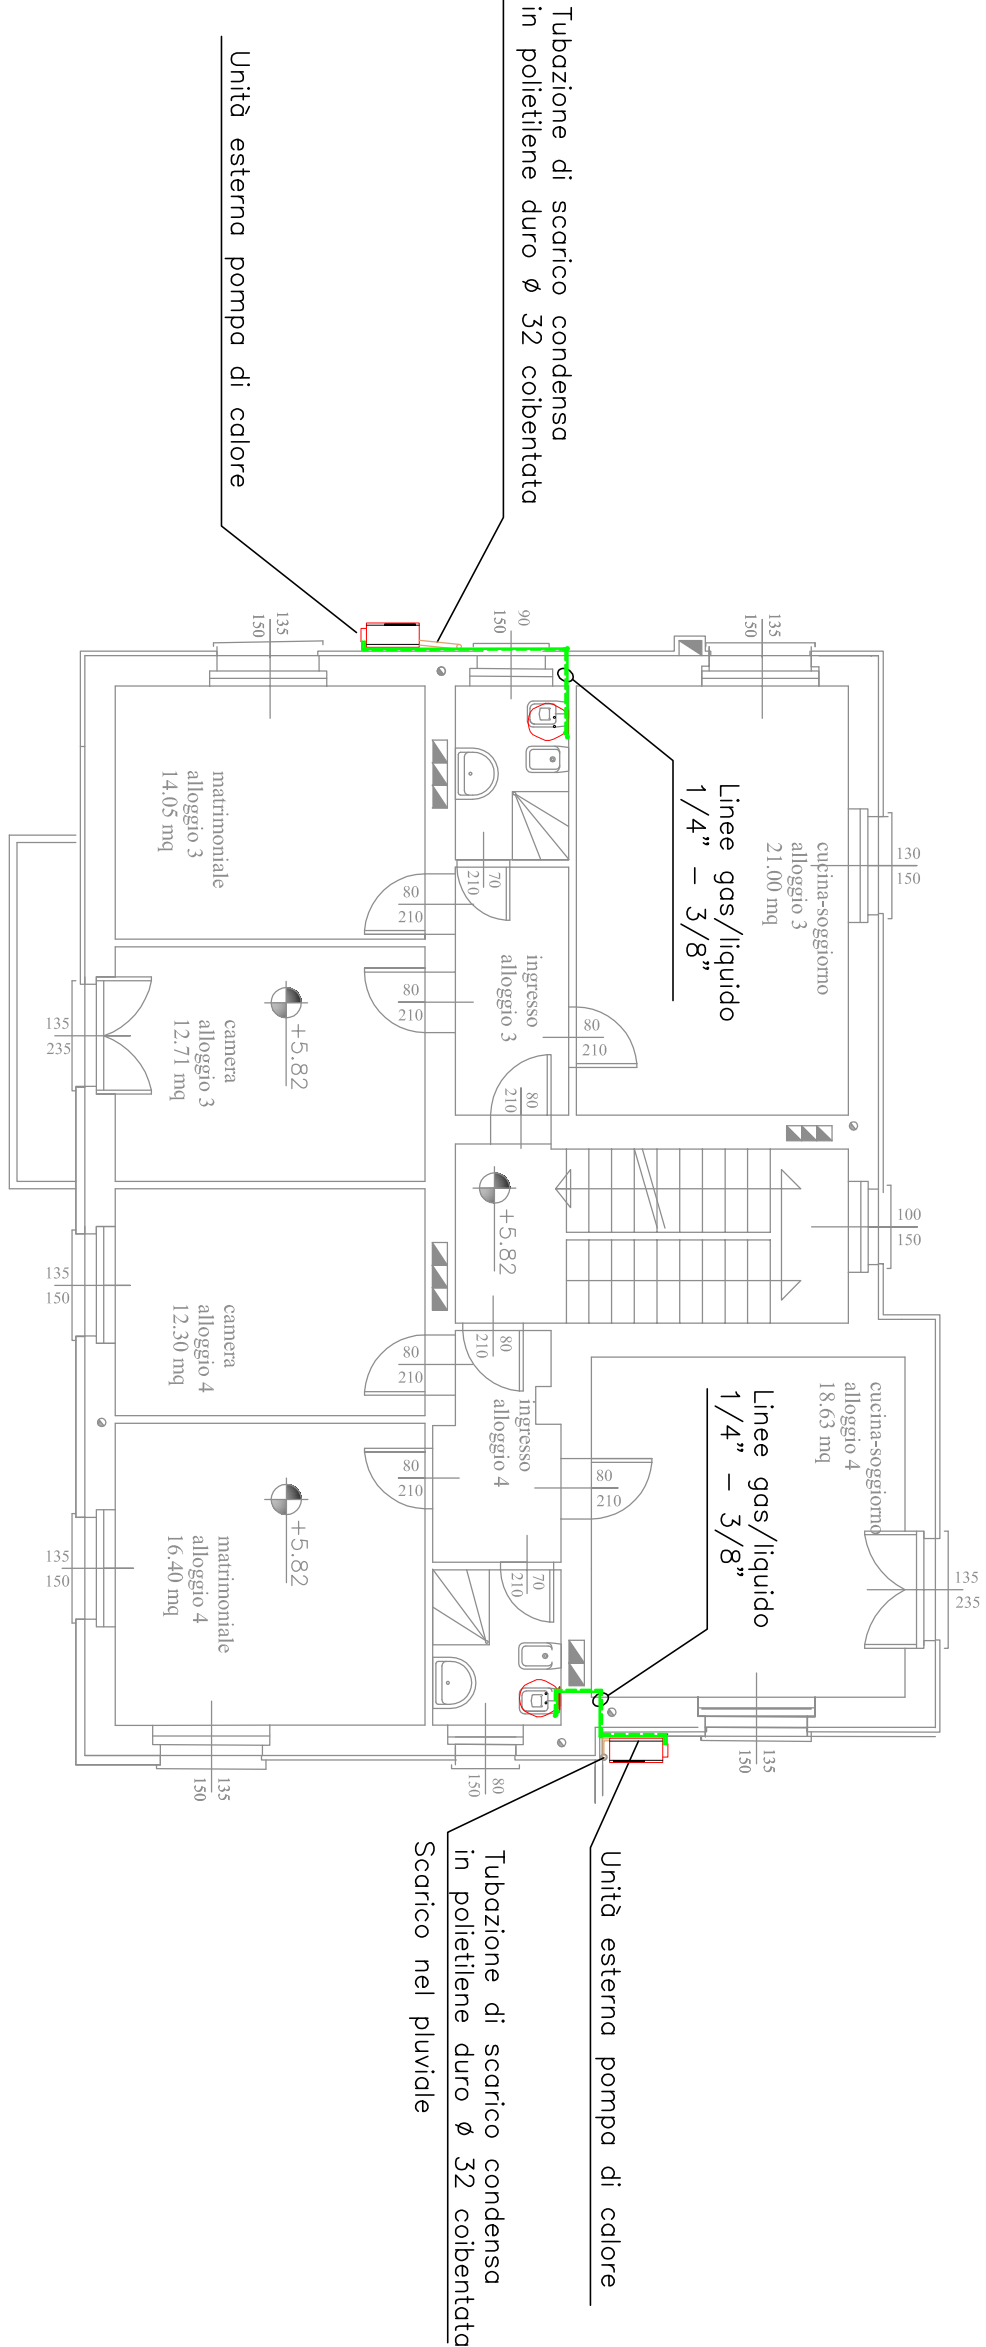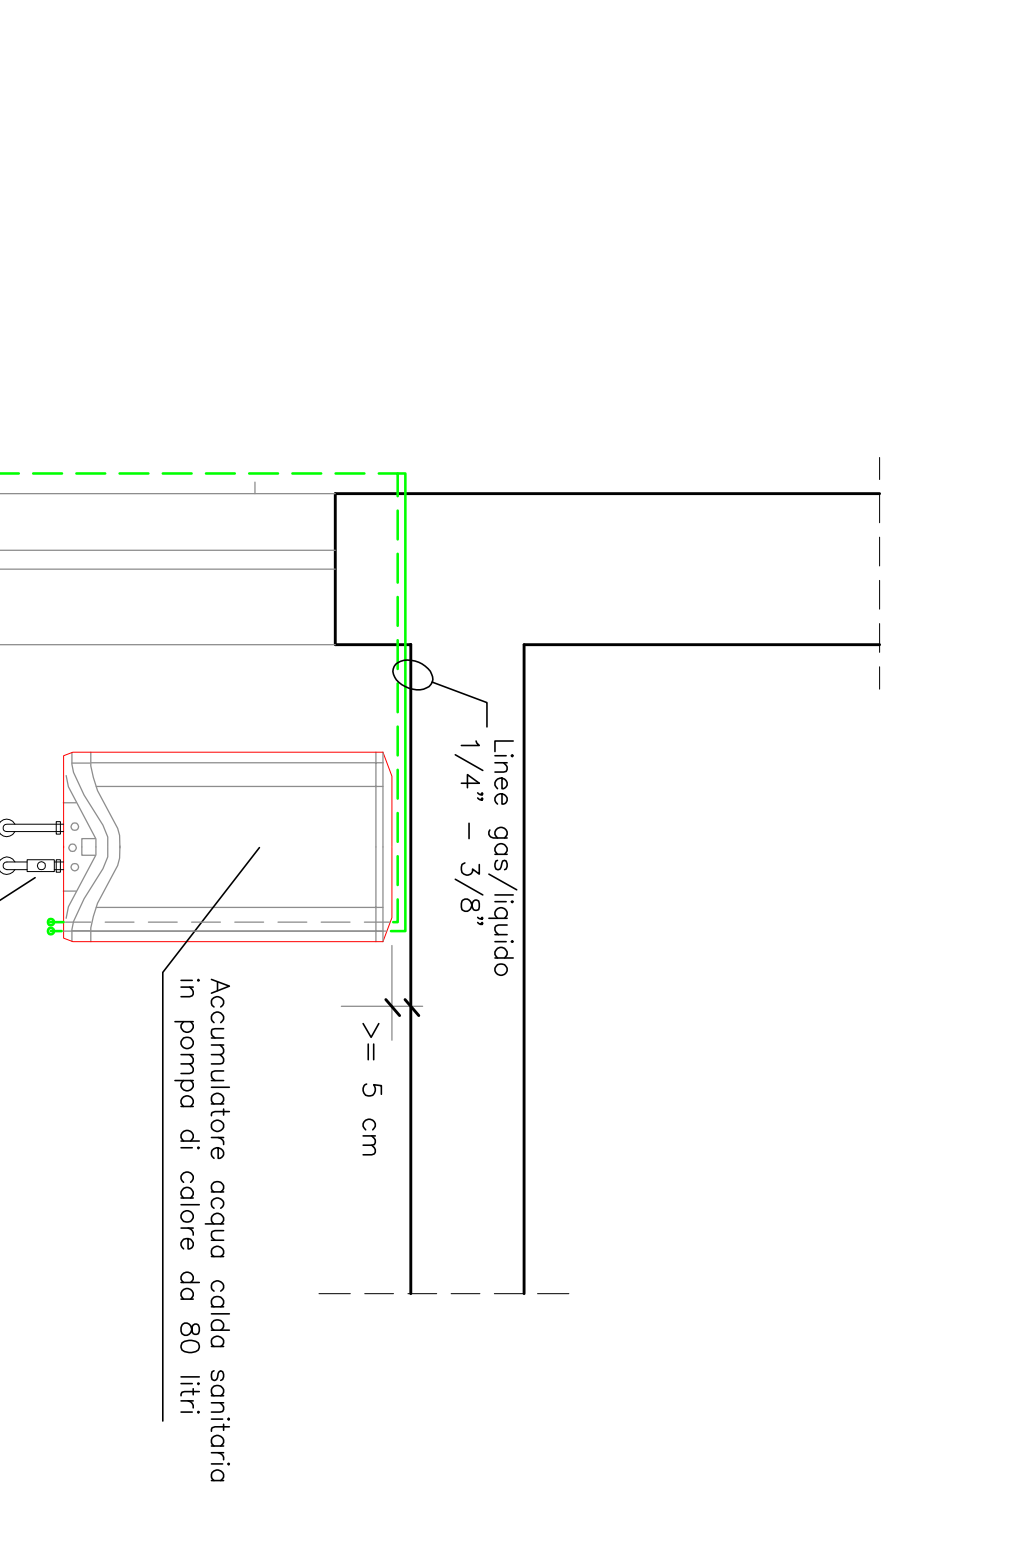

PIANTA PIANO SECONDO – SCALA 1:100

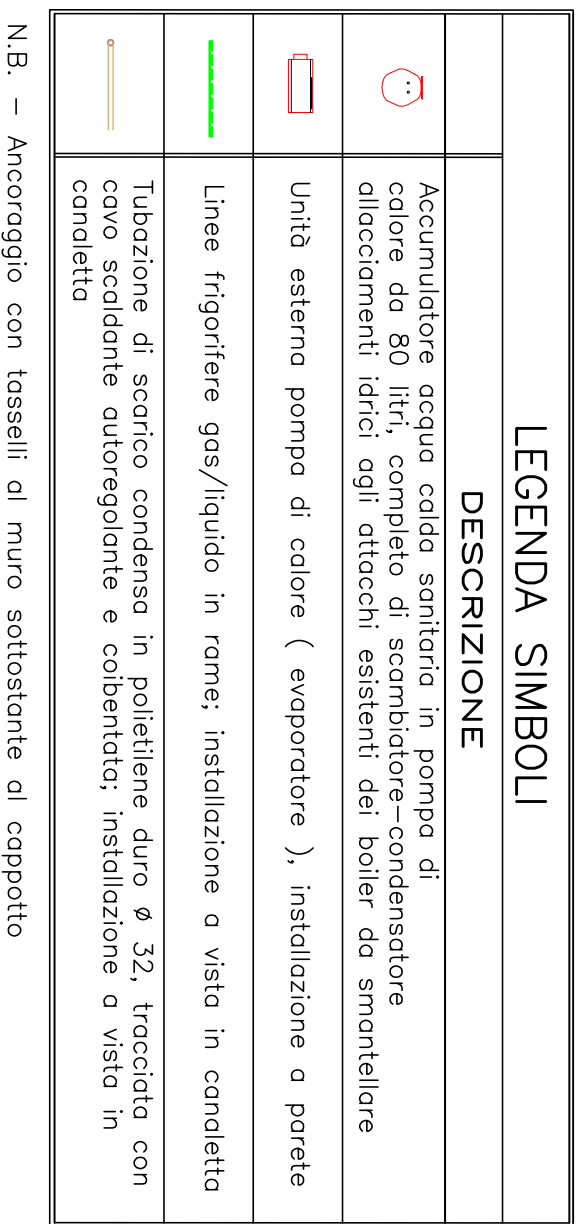

PARTICOLARE DI INSTALLAZIONE - SCALA 1:20

